

DESARROLLOS INMOBILIARIOS.



OBJETIVO: Que el proyecto cumpla con la Normatividad vigente en el Estado de Querétaro.

REVISIÓN DE PLANOS PARA AUTORIZACIONES.


PLANOS DE
FRACCIONAMIENTOS

PLANOS DE CONDOMINIOS


PLANOS DE UNIDAD
CONDOMINAL

PLANOS DE FUSIÓN Y
SUBDIVISIÓN


PLANOS DE CORETT

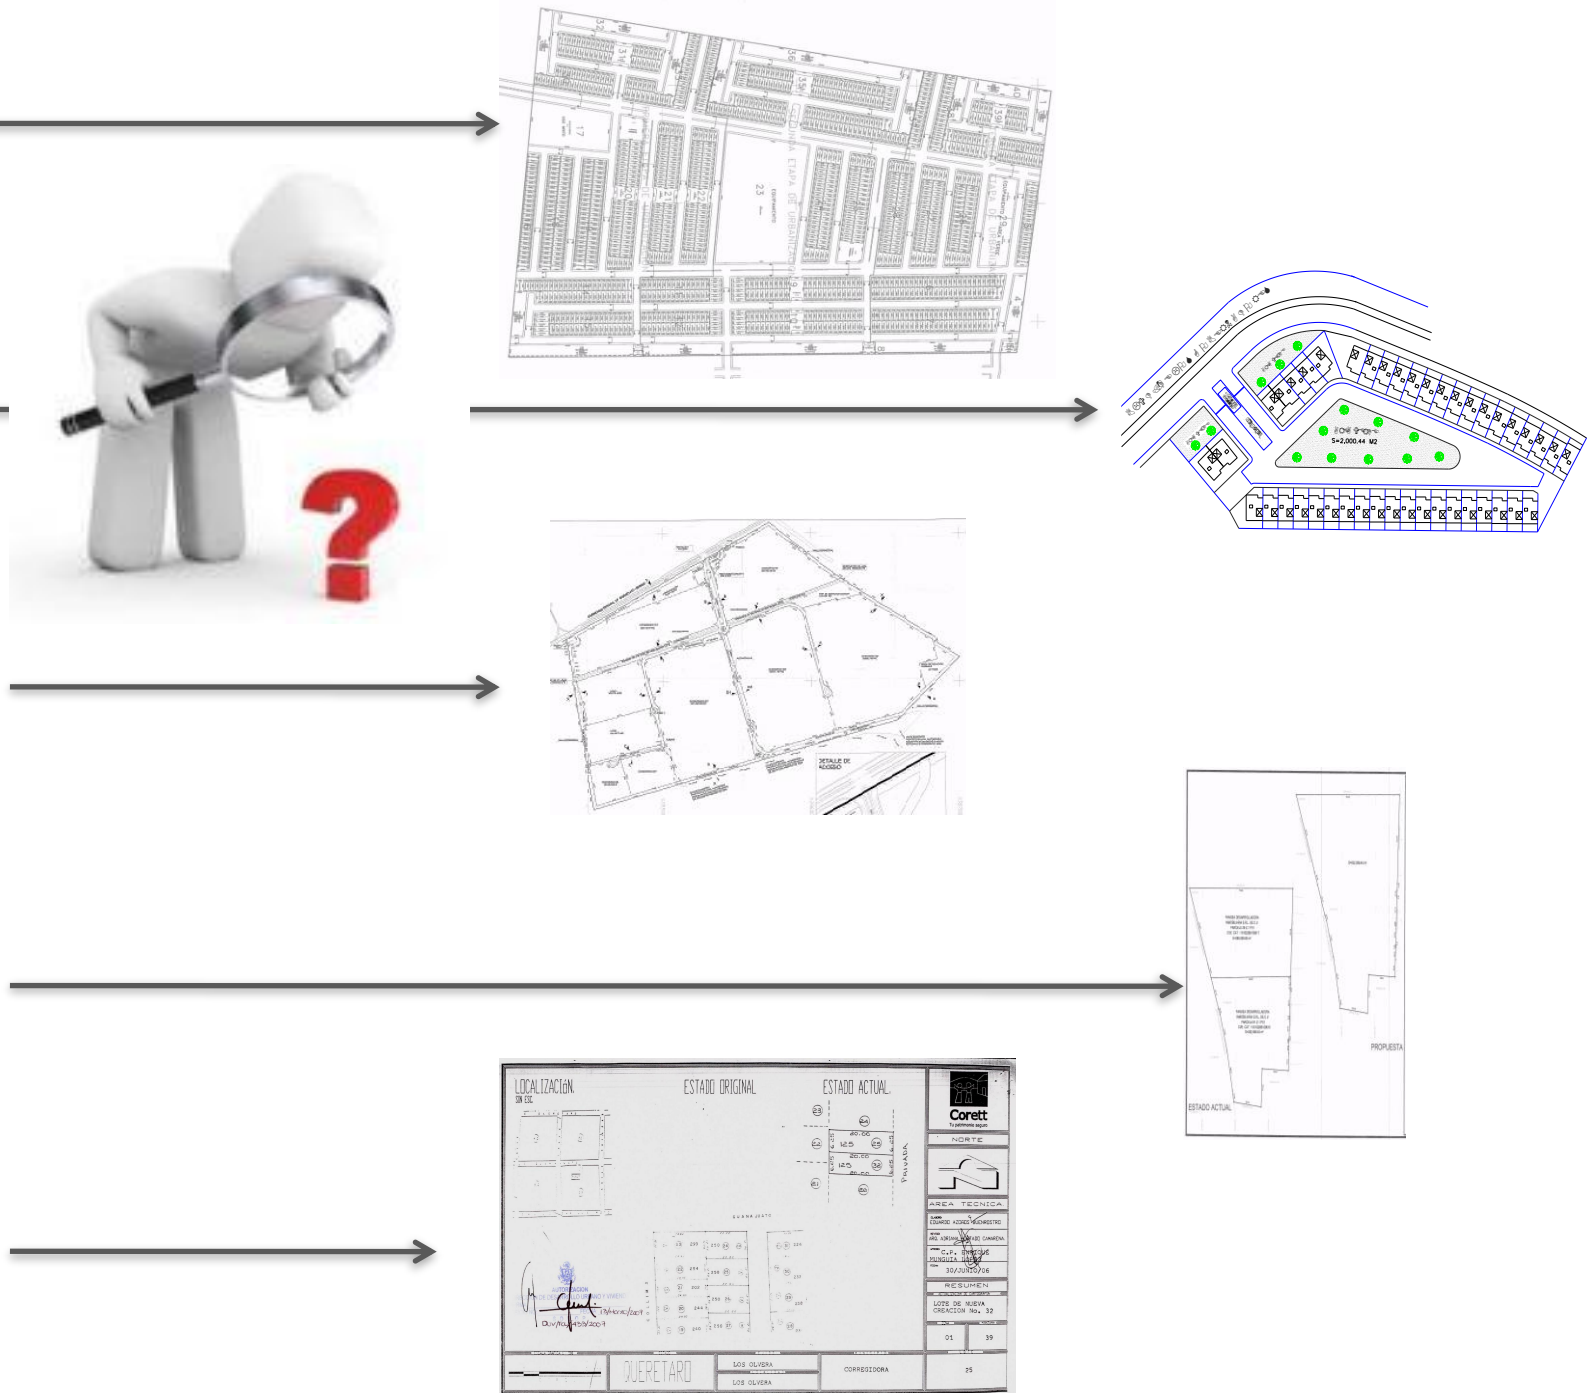

FORMATO DE PLANOS PARA FRACCIONAMIENTOS

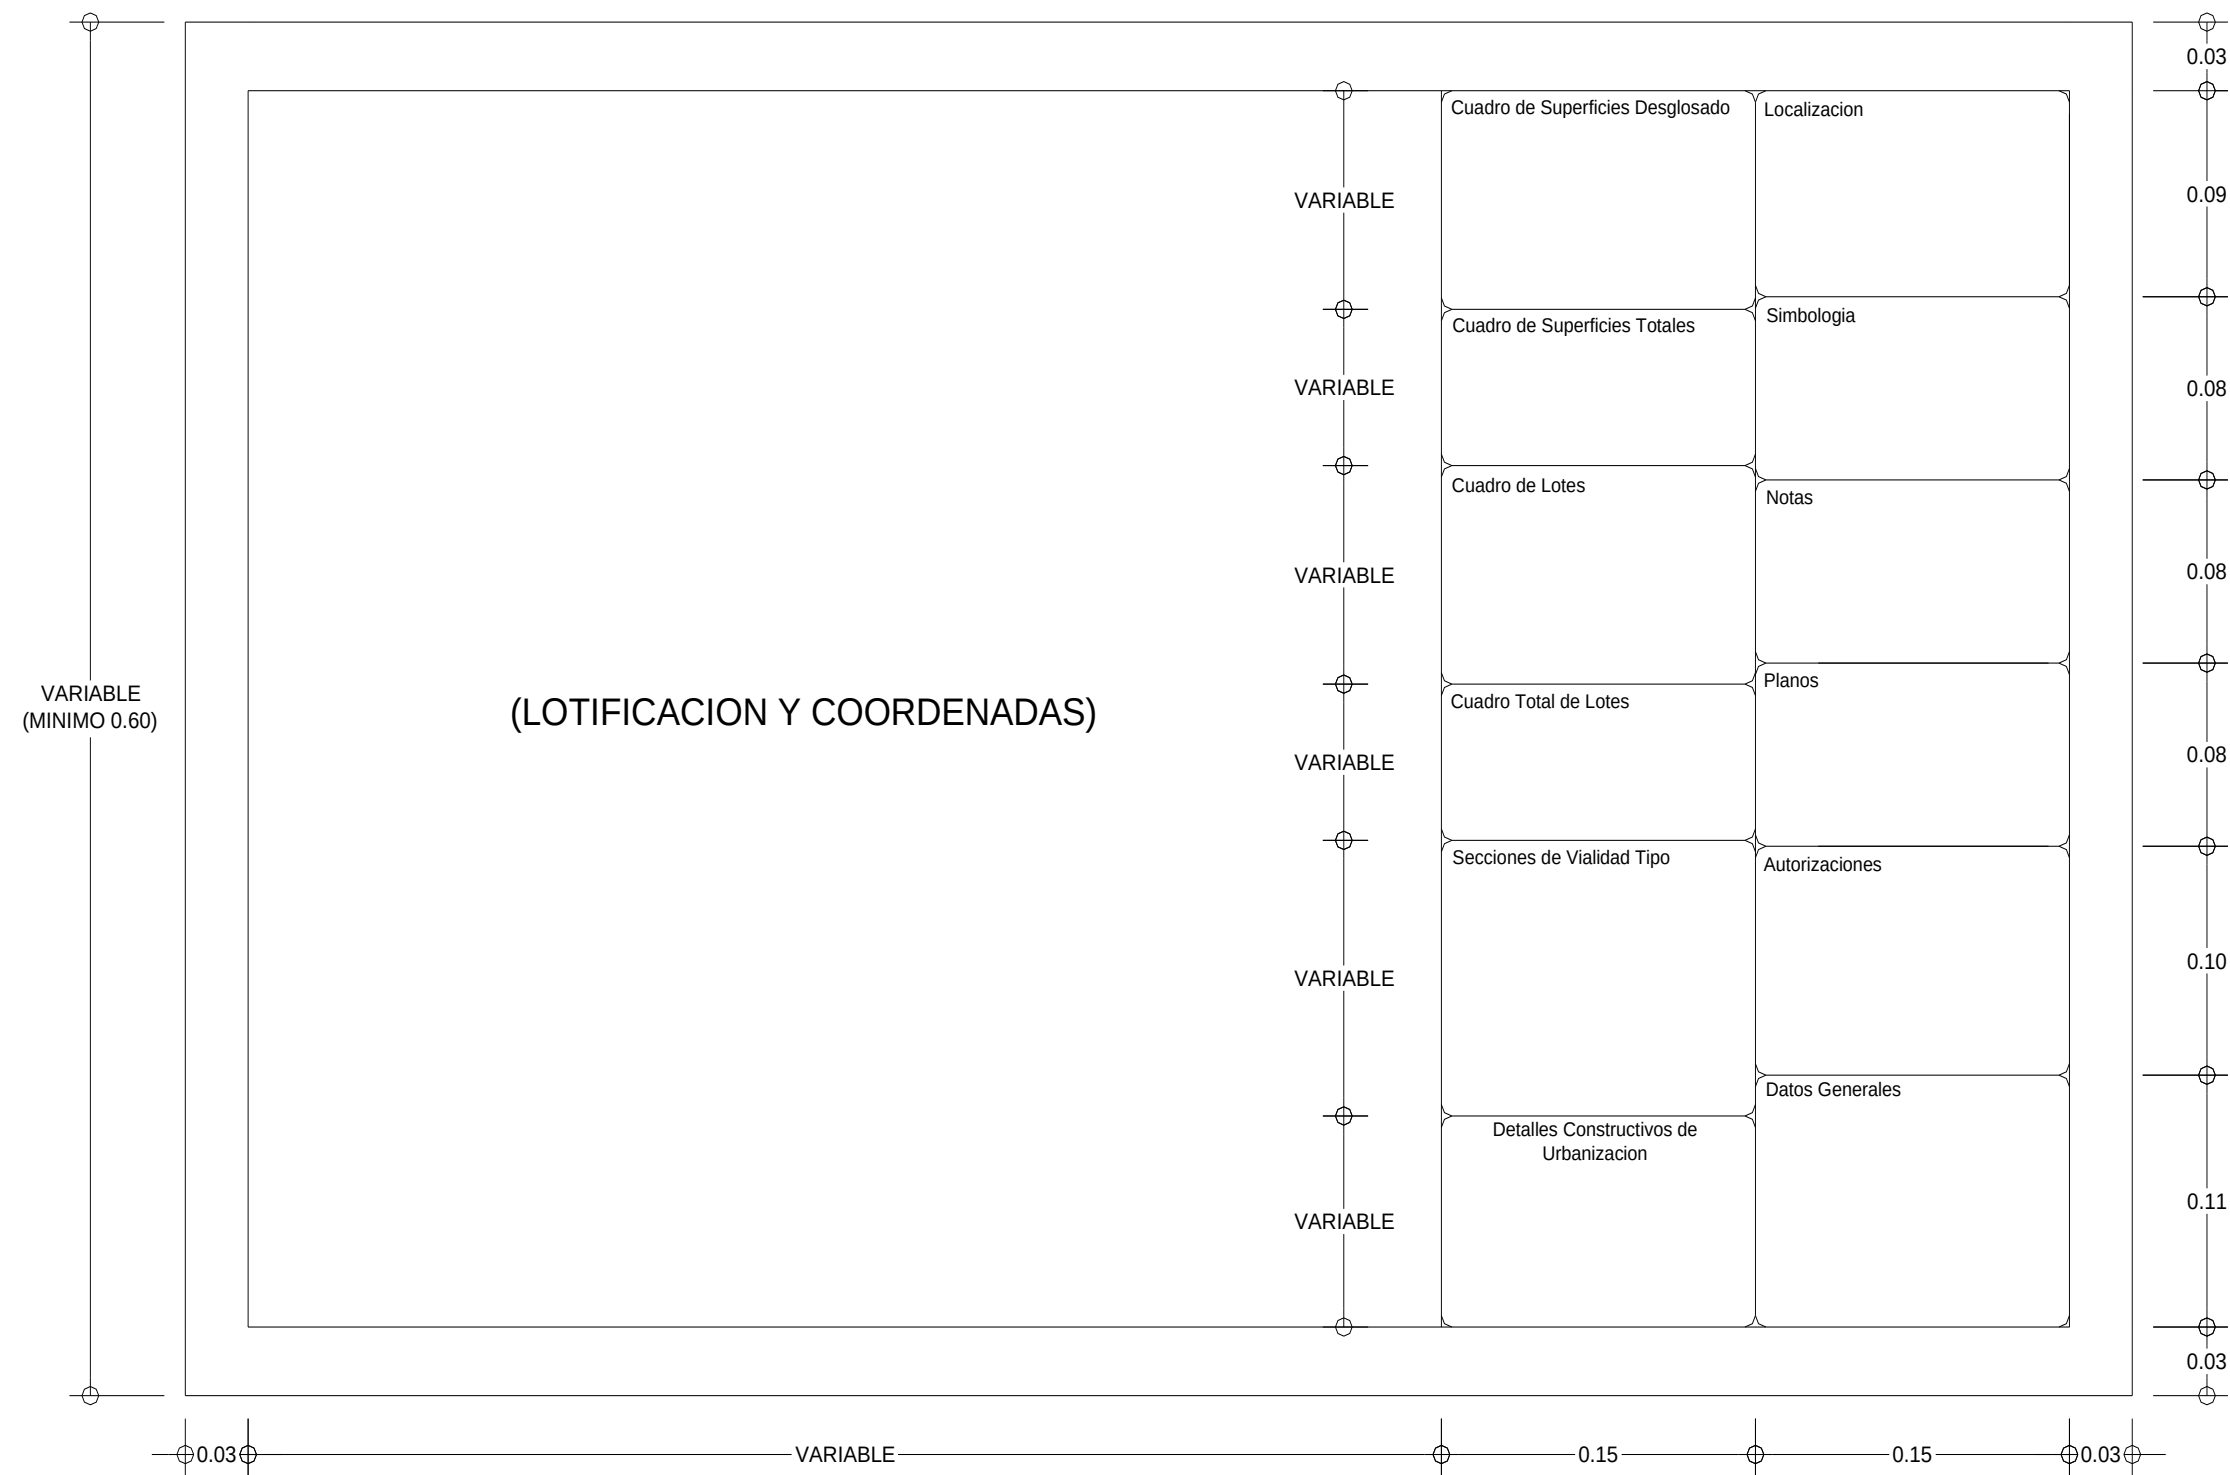


REVISIÓN DE PLANOS DE FRACCIONAMIENTO

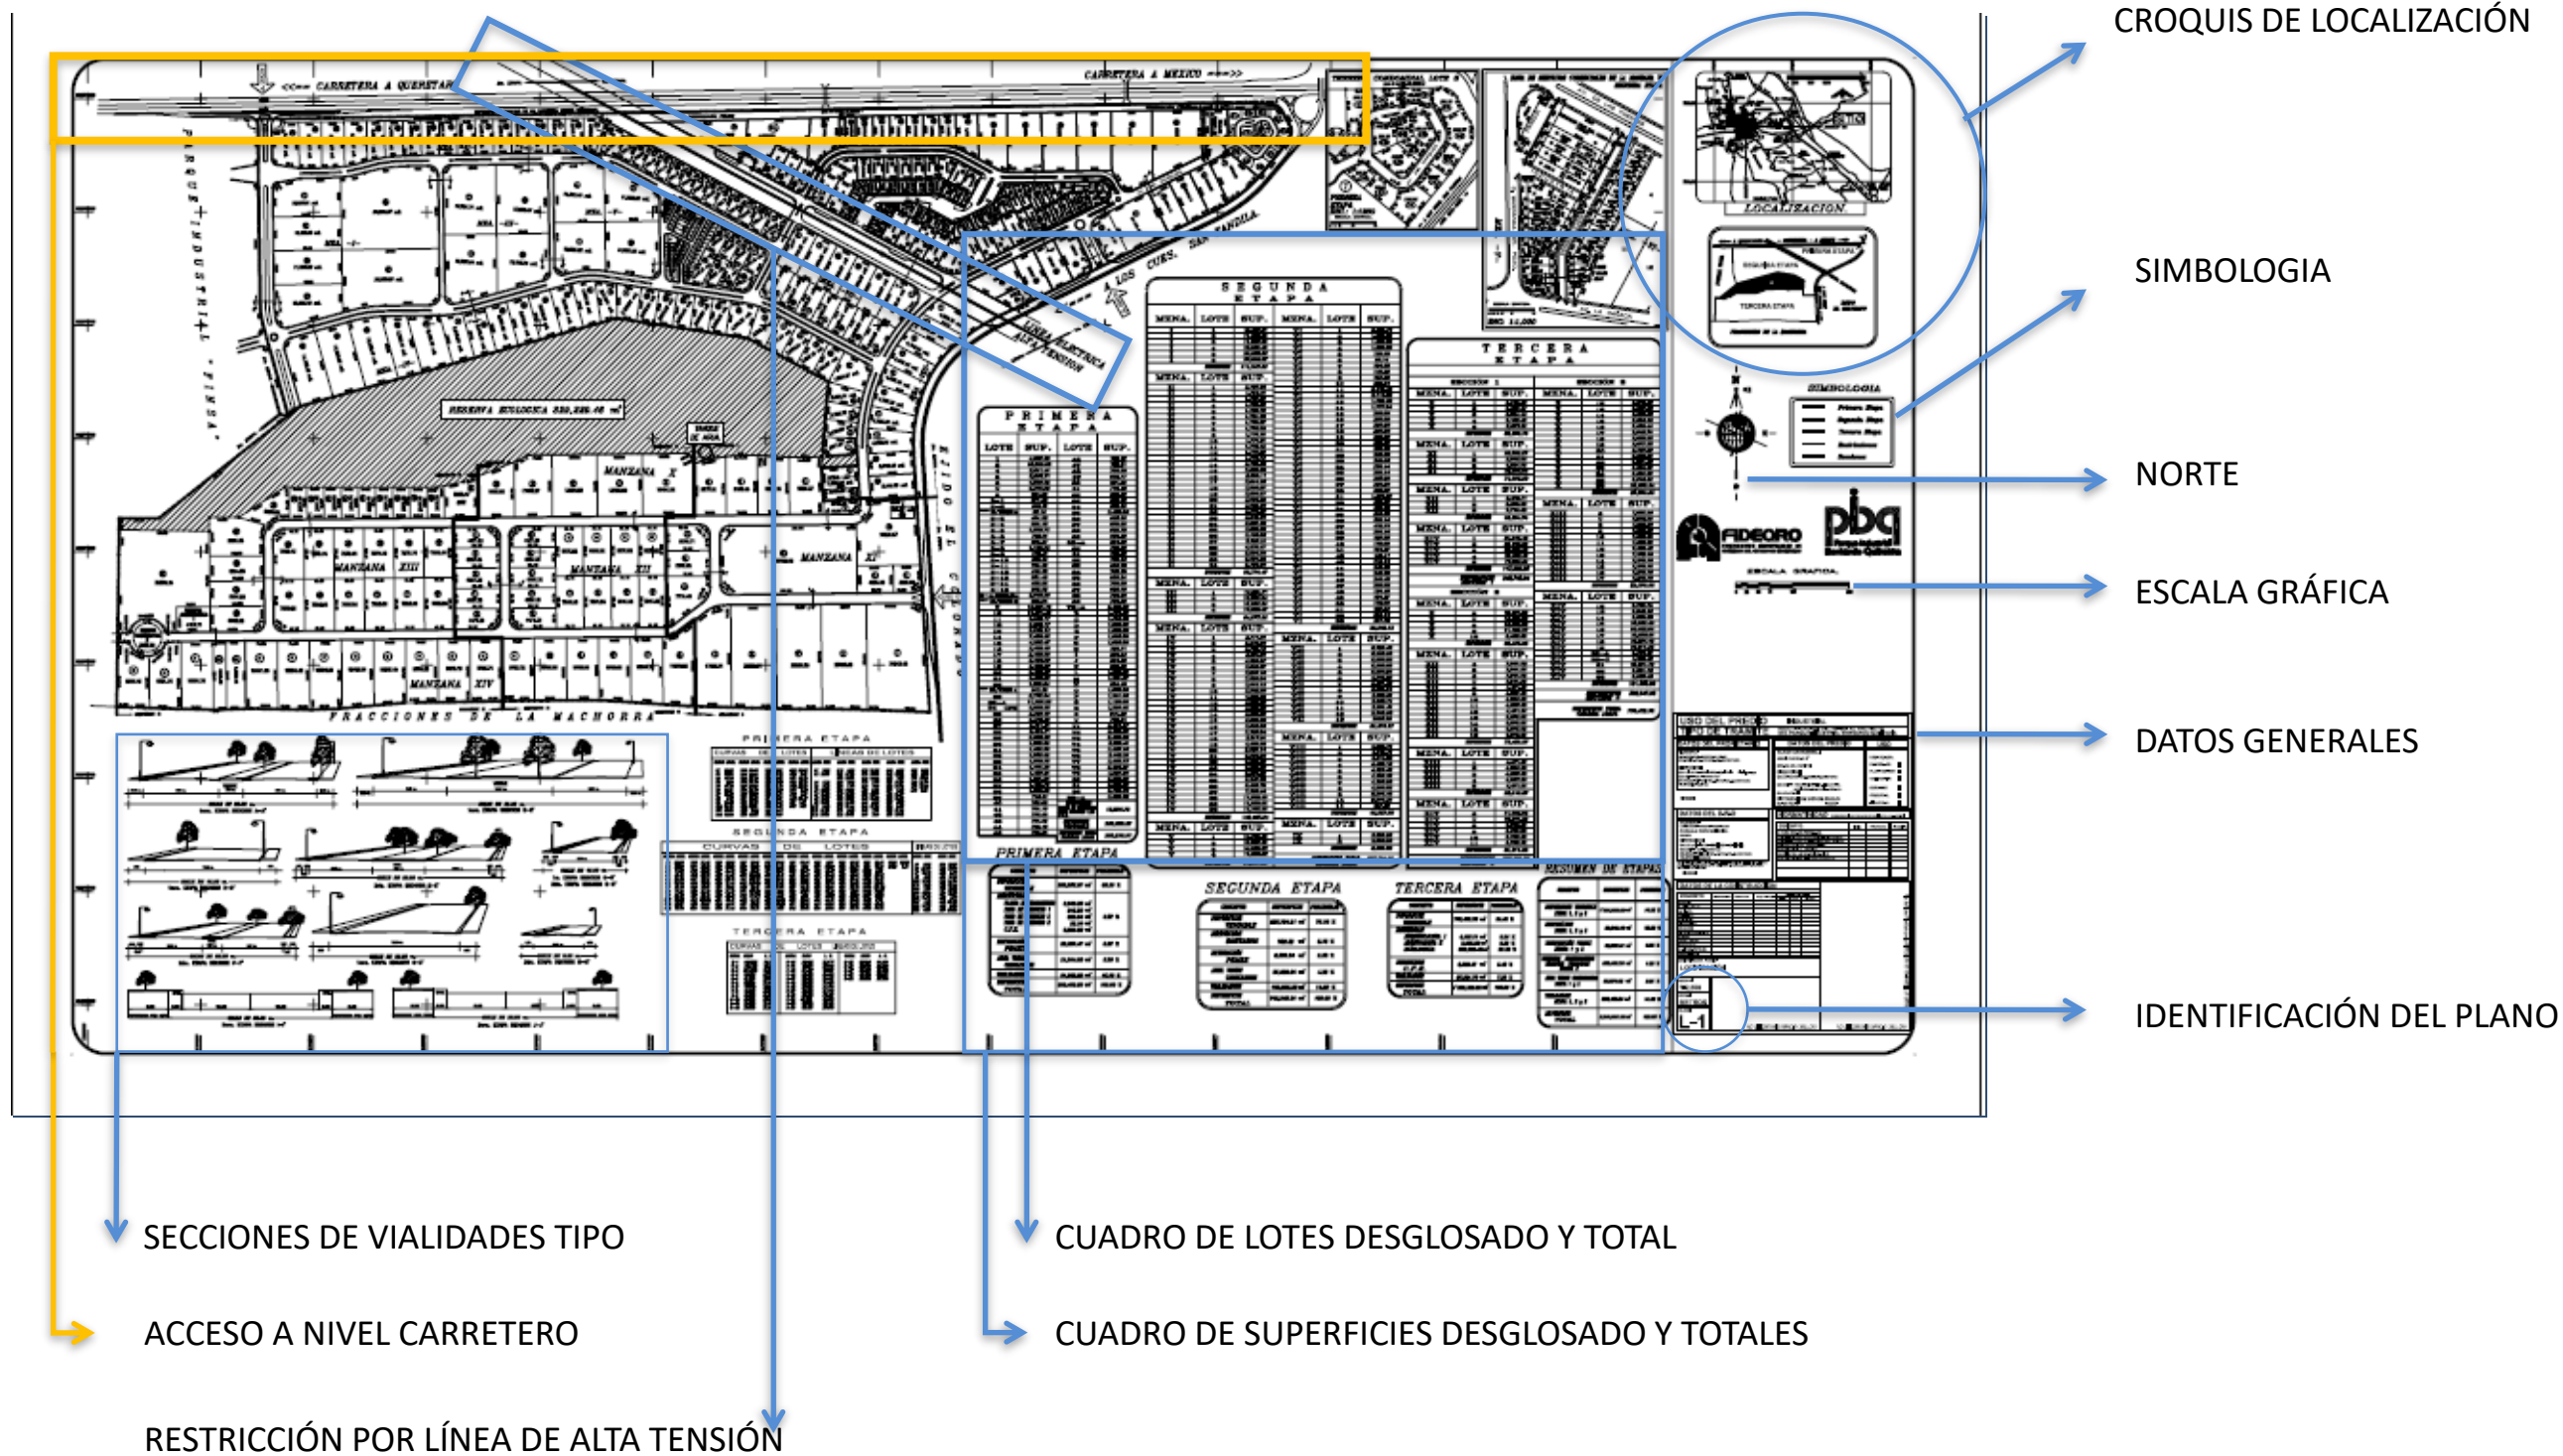


FORMATO DE PLANOS PARA CONDOMINIOS Y UNIDADES CONDOMINALES



REVISIÓN DE PLANOS DE PLANO DE CONDOMINIOS

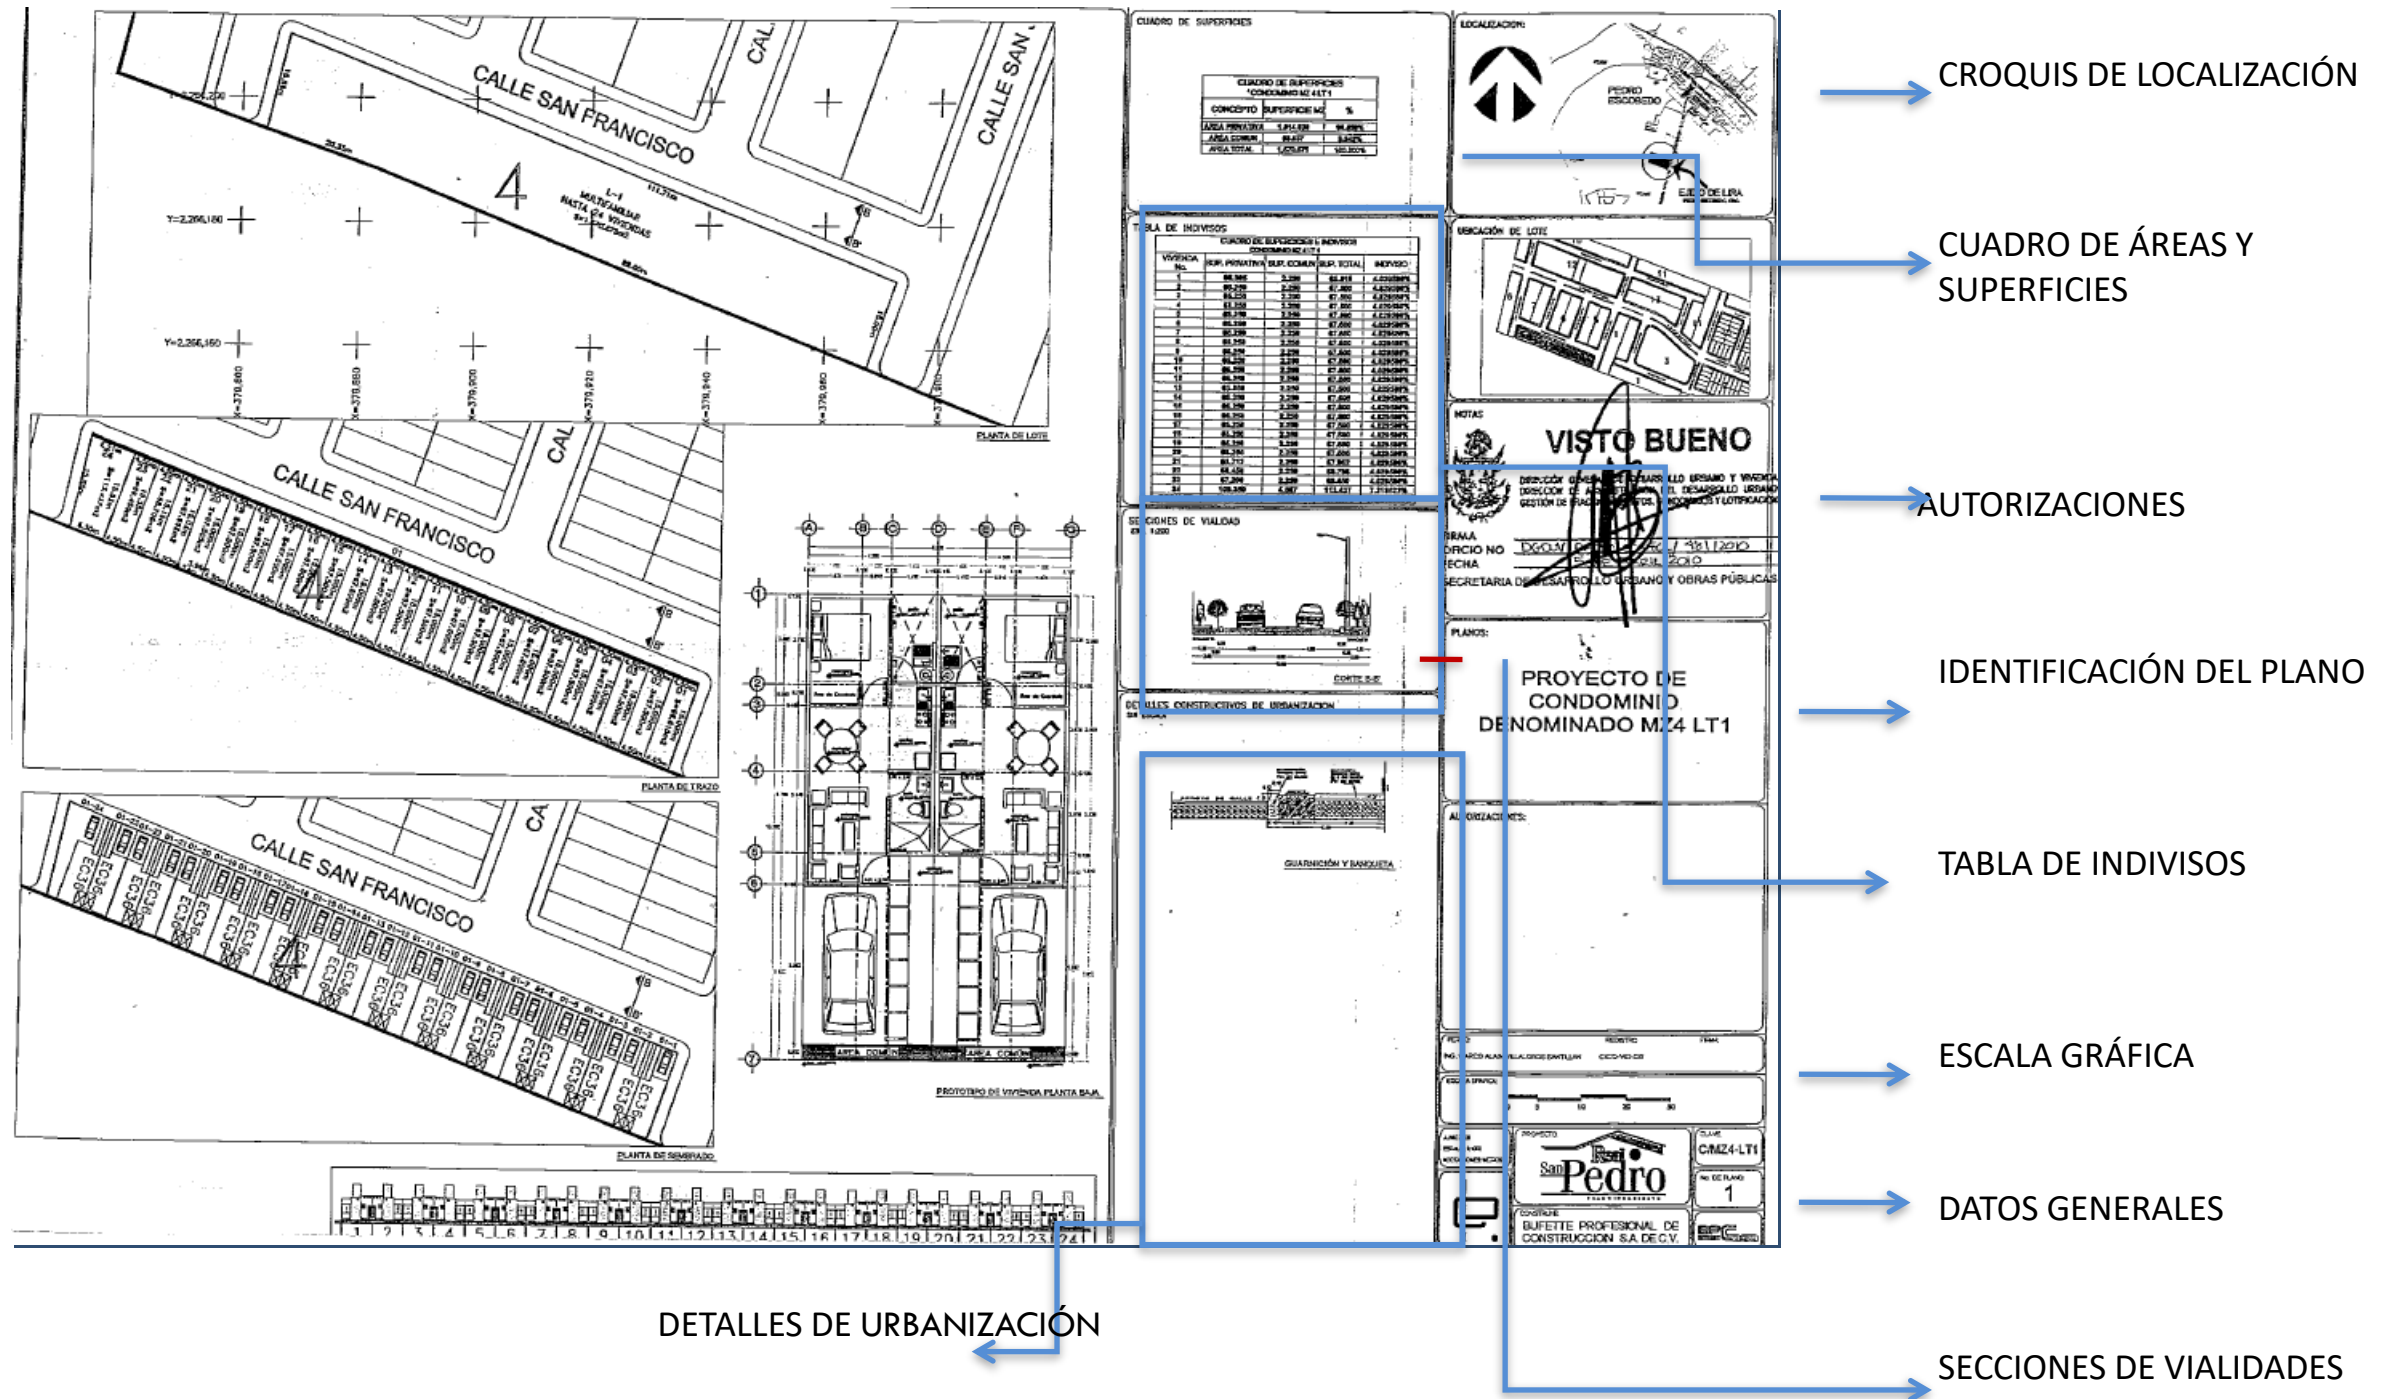

REVISIÓN DE PLANO UNIDAD CONDOMINAL

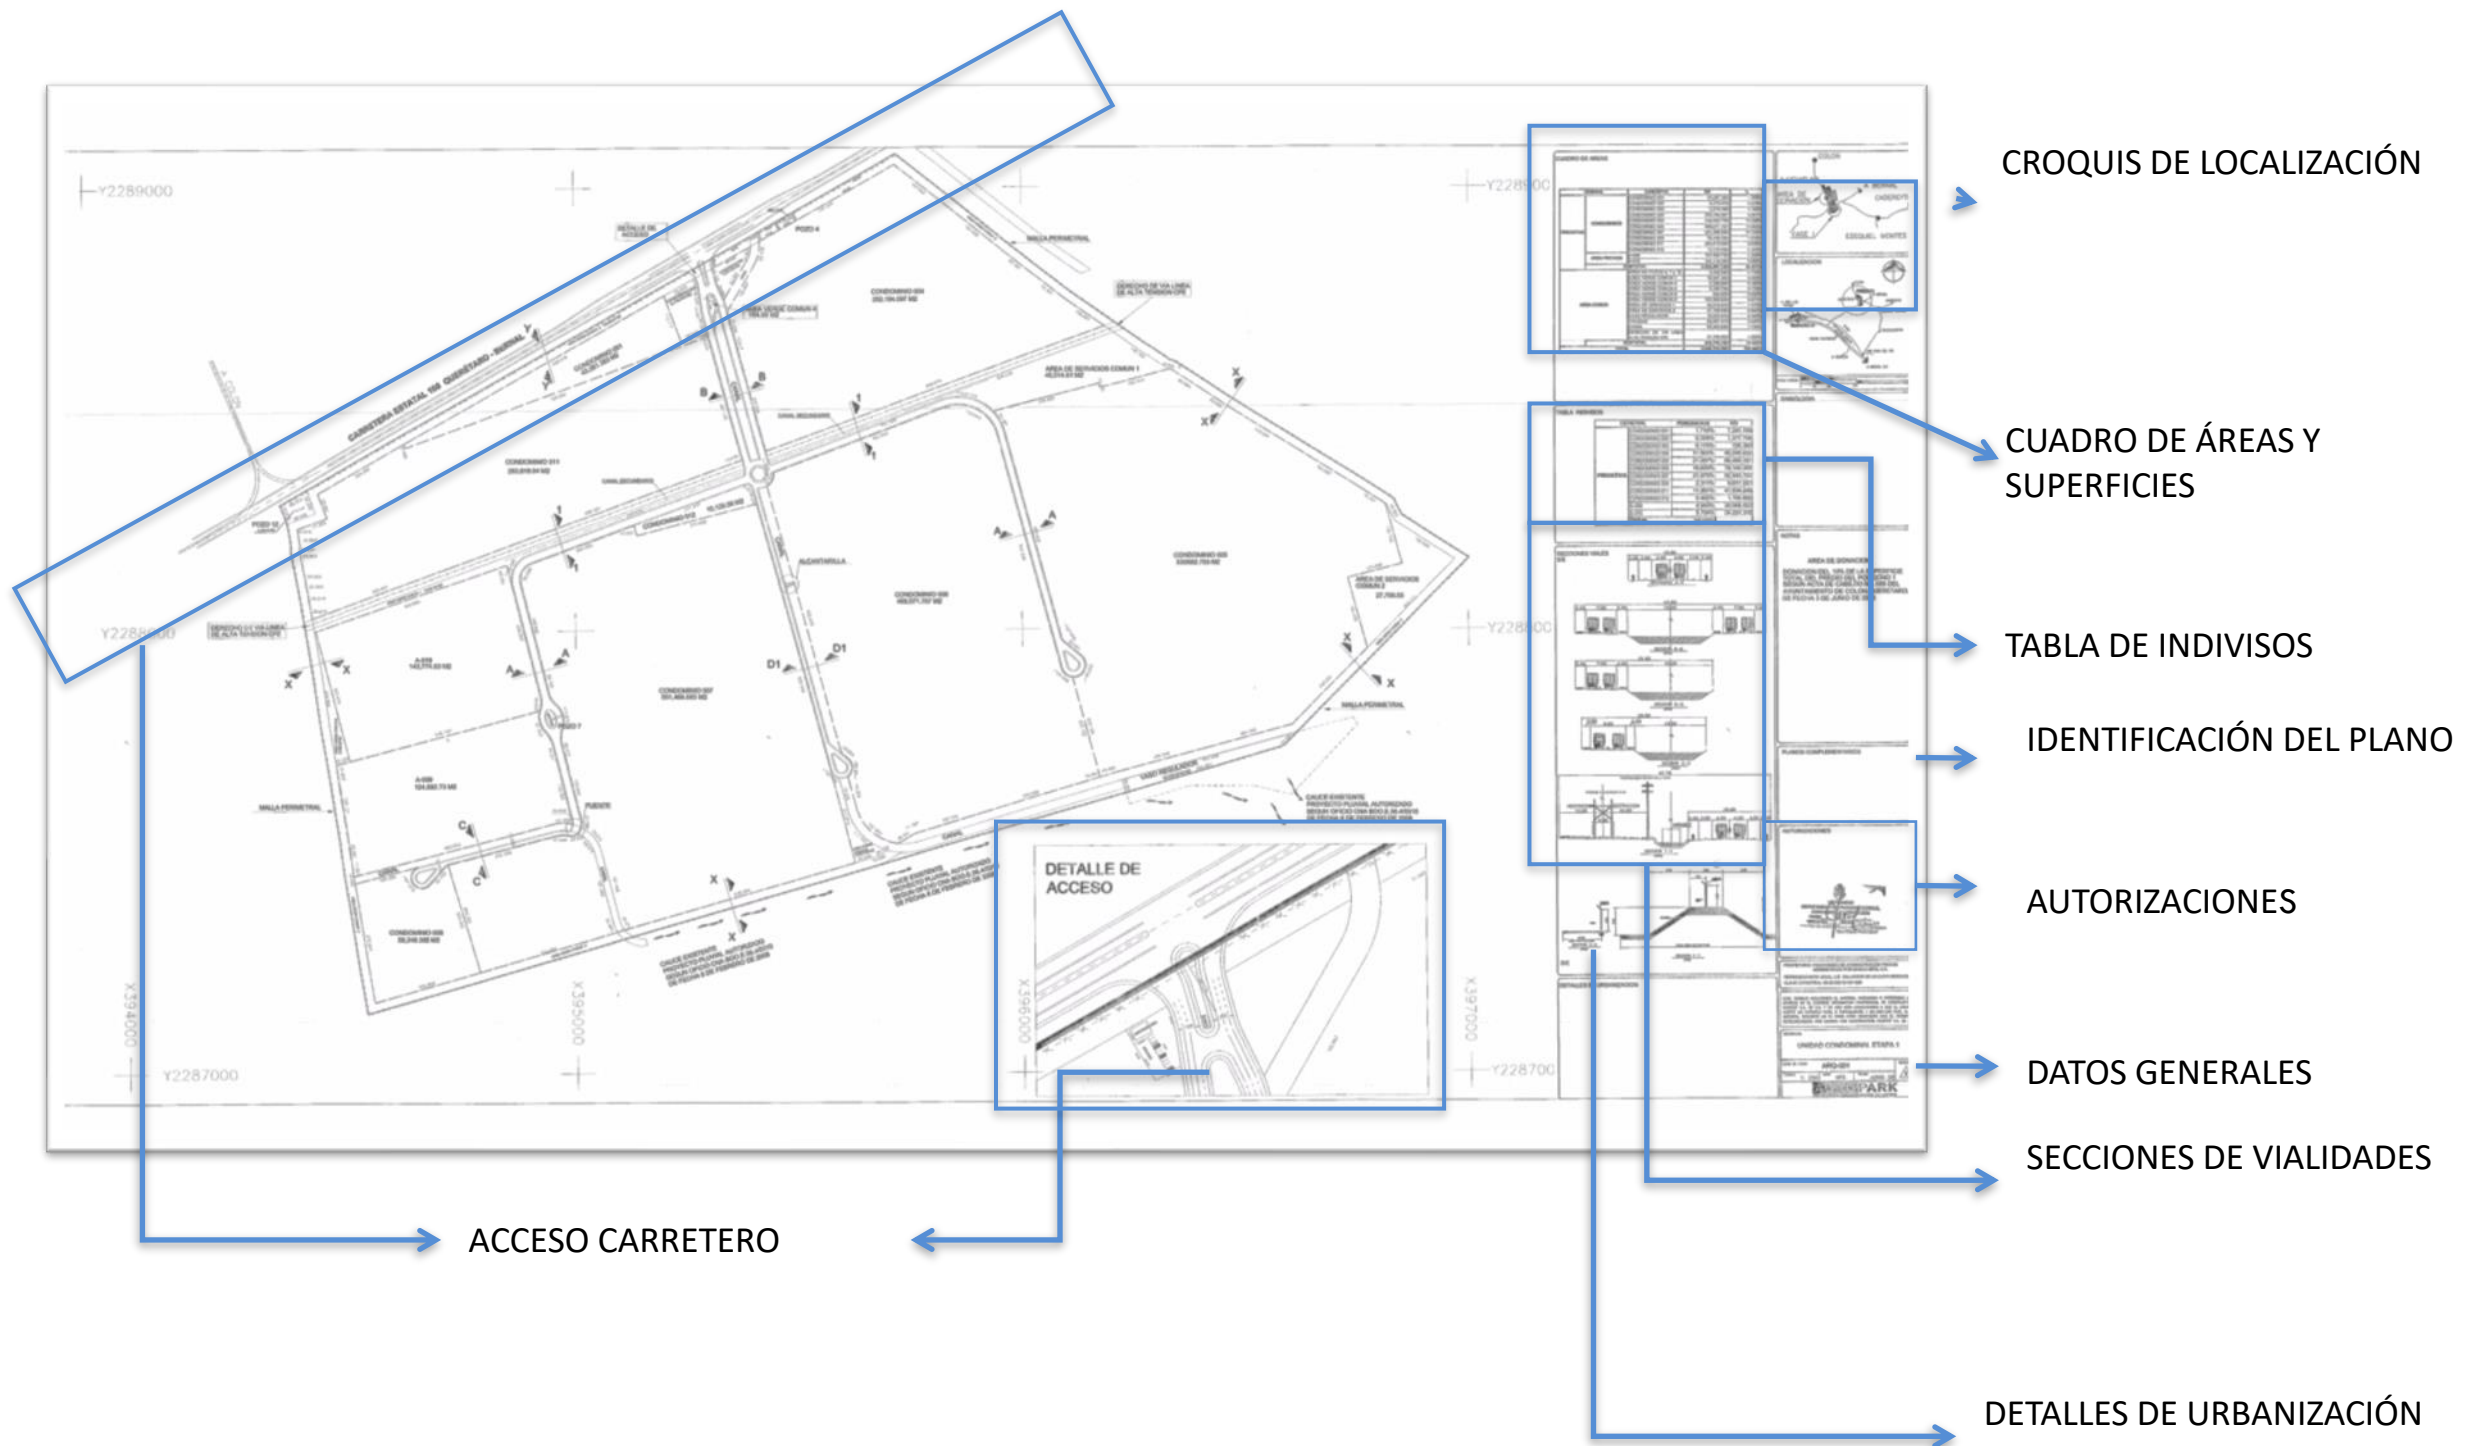

REVISIÓN DE PLANO PARA FUSIONES O SUBDIVISIONES

*****ESTADO ACTUAL*****

PARCELA 19

129.93

PARCELA 22

280.80

PARCELA 23

Sup. 4 - 39 - 23.97

179.74

PARCELA 27

A CARRETERA ESTATAL A SAN RAFAEL

CAMINO EMPEDRADO

OROHUMLIPAN

*****PROPOSTA DE SUBDIVISION*****

PARCELA 19

129.93

PARCELA 23-A

Sup. 1 - 50 - 00.00

148.18

PARCELA 23-B

Sup. 1 - 00 - 00.00

159.80

PARCELA 23

Sup. 1 - 89 - 23.97

179.74

PARCELA 27

A CARRETERA ESTATAL A SAN RAFAEL

CAMINO EMPEDRADO

OROHUMLIPAN

AUTORIZACIÓN
FUSIÓN/SUBDIVISIÓN
OFICIO: DDU/DPDU/818/2012
EXPEDIENTE: SP-36/12 FECHA: 19/09/12
DIRECCIÓN DE DESARROLLO URBANO

SUPERFICIES

Fracción 23-A	1-50-00.00 Has.
Fracción 23-B	1-00-00.00 Has.
Fracción 23-C	1-89-23.97 Has.
Total:	4-39-23.97 Has.

TIMOTEO FRIAS FRANCISCO

PROYECTO SUBDIVISION

UBICACIÓN: PARCELA No. 23, Z-1, PM DEL LOTE PURISIMA DE SAN RAFAEL EN EL MUNICIPIO DE CORREGIDORA, GRO.

PROPIEDAD DE: TIMOTEO FRIAS FRANCISCO

CLAVE(S) CATASTRALES: 06-02-044-75-220-272

M. EN C. ING. RUBÉN ESPINOSA RIVERA
CED. PROF. 2301734 CICSUR-46-ER96

FECHA: 19/09/12
ESCALA: 1:5000

ORIENTACIÓN

PROPOSTA DE FUSIÓN O SUBDIVISIÓN

SELO DE AUTORIZACIÓN DE LA DEPENDENCIA Y FIRMA DEL DIRECTOR

DATOS DEL PROPIETARIO


CROQUIS DE LOCALIZACIÓN

ESTADO ACTUAL DEL PREDIO

CUADRO DE SUPERFICIES

VIALIDAD RECONOCIDA

REVISIÓN PLANOS PARA CARTOGRAFÍA.

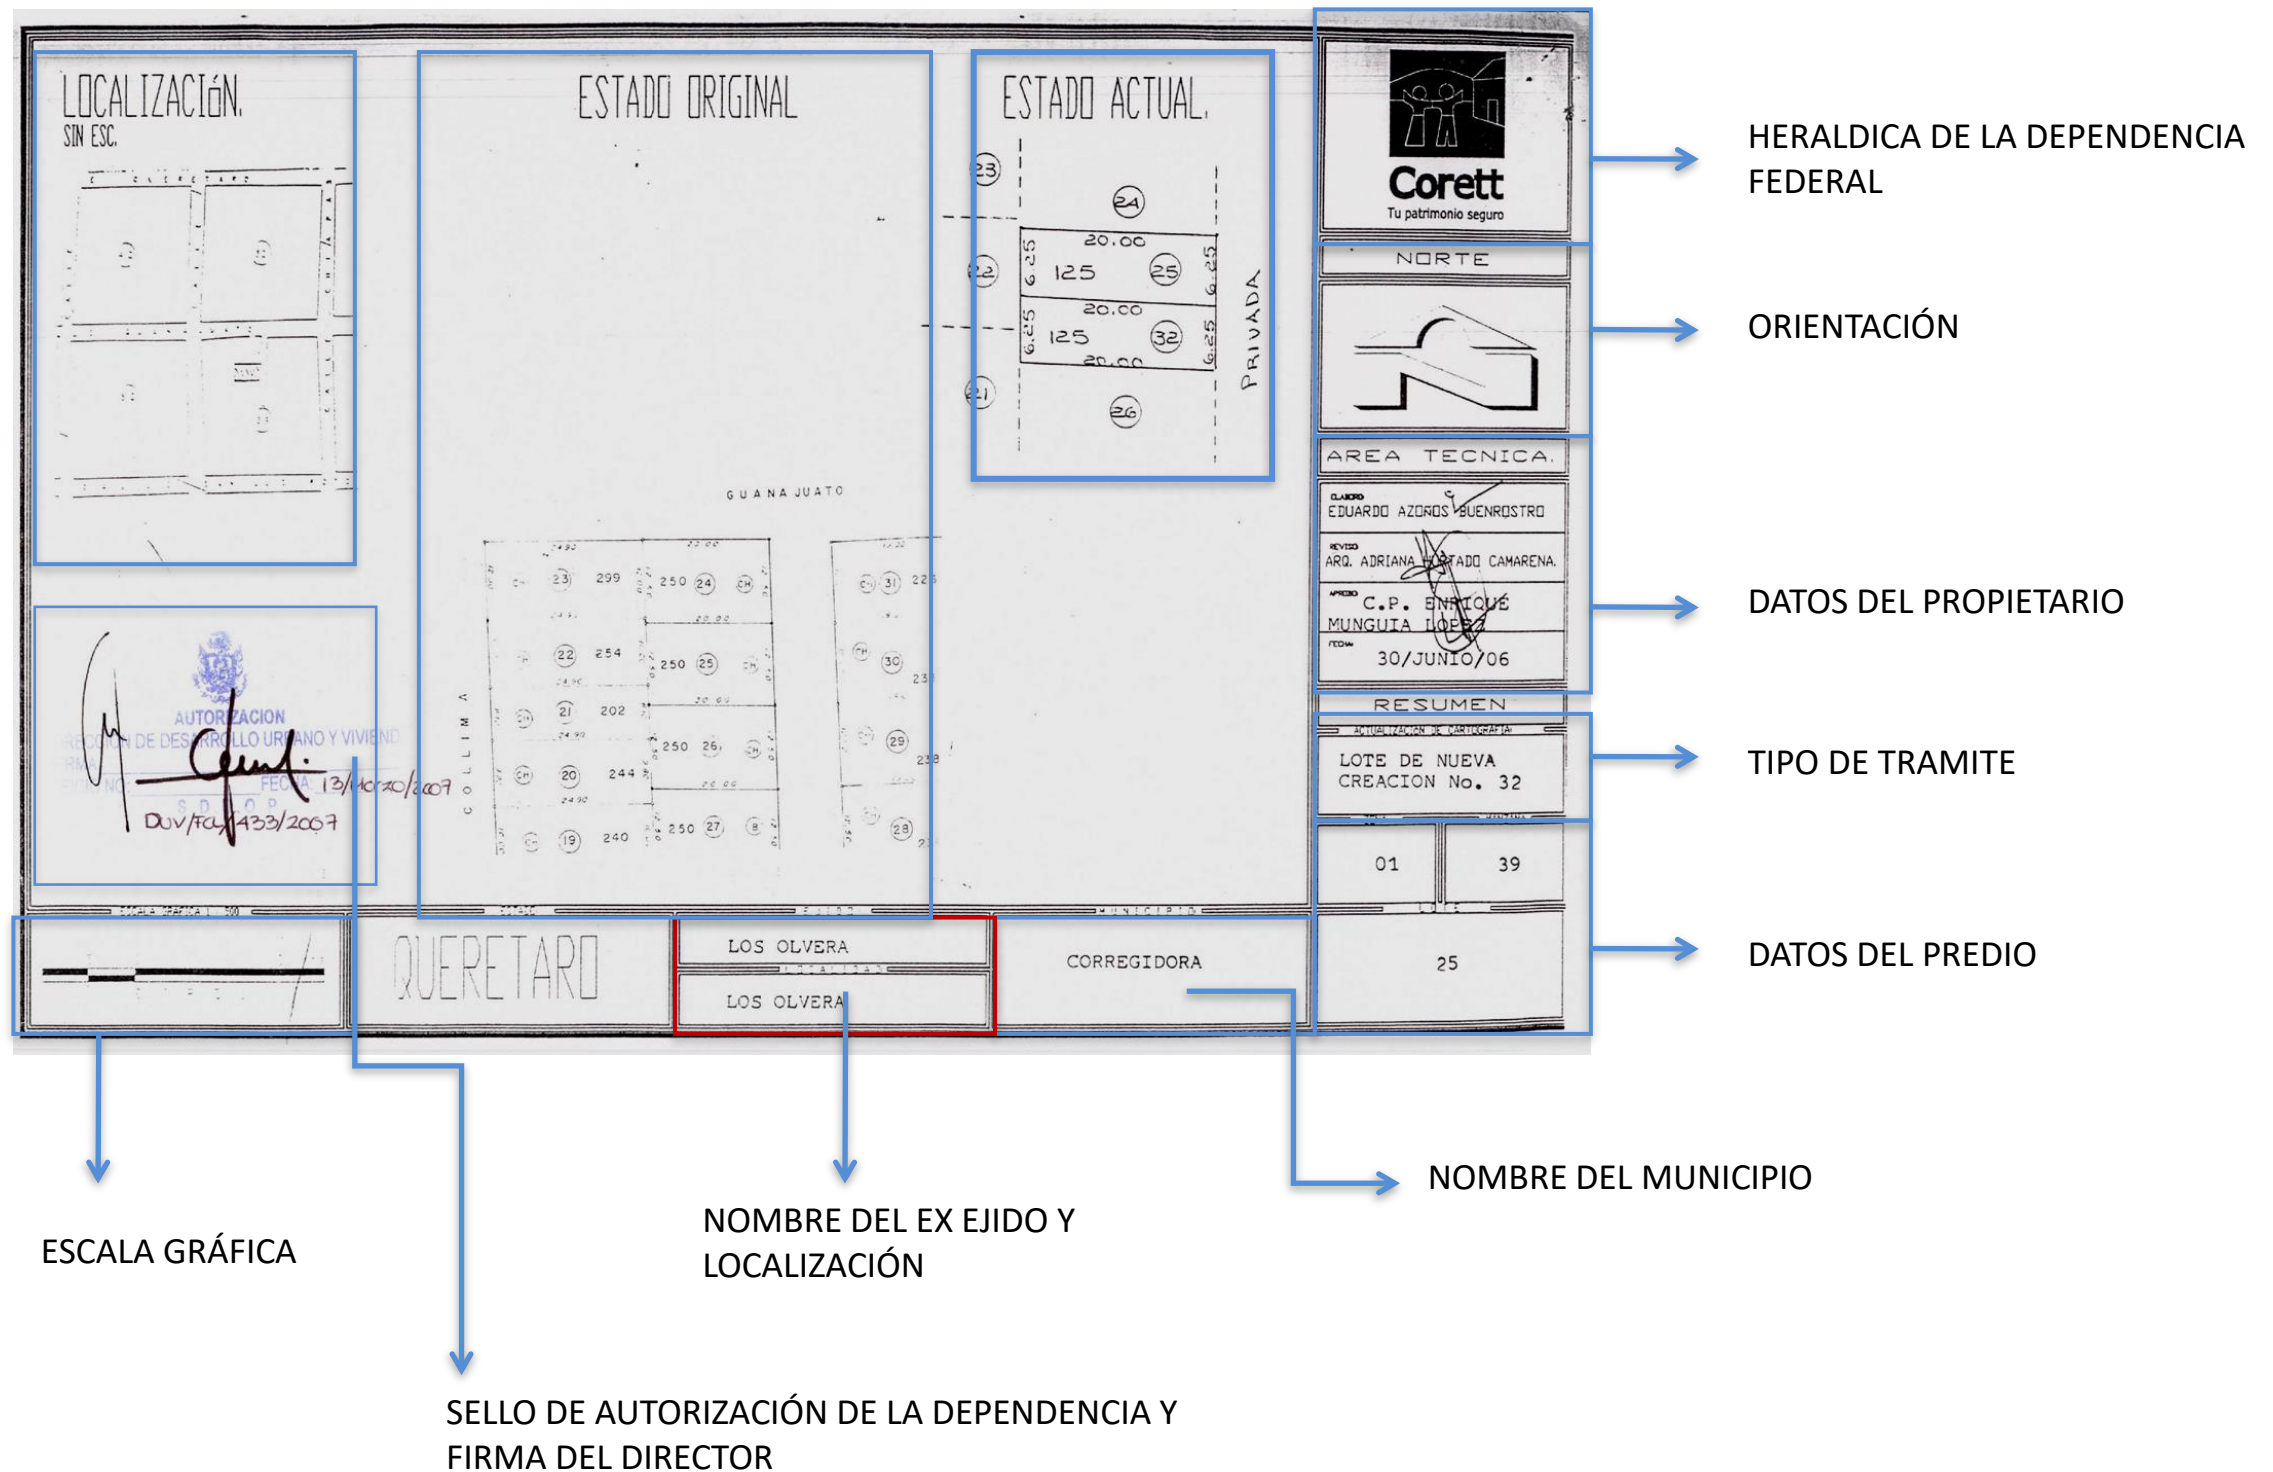

PLANOS TÉCNICOS

TOPOGRÁFICO.

DESLINDE CATASTRAL.


TRAZO DE EJES.

NOMENCLATURA.


MANZANERO.

DE INSTALACIONES.


PLANO TOPOGRÁFICO

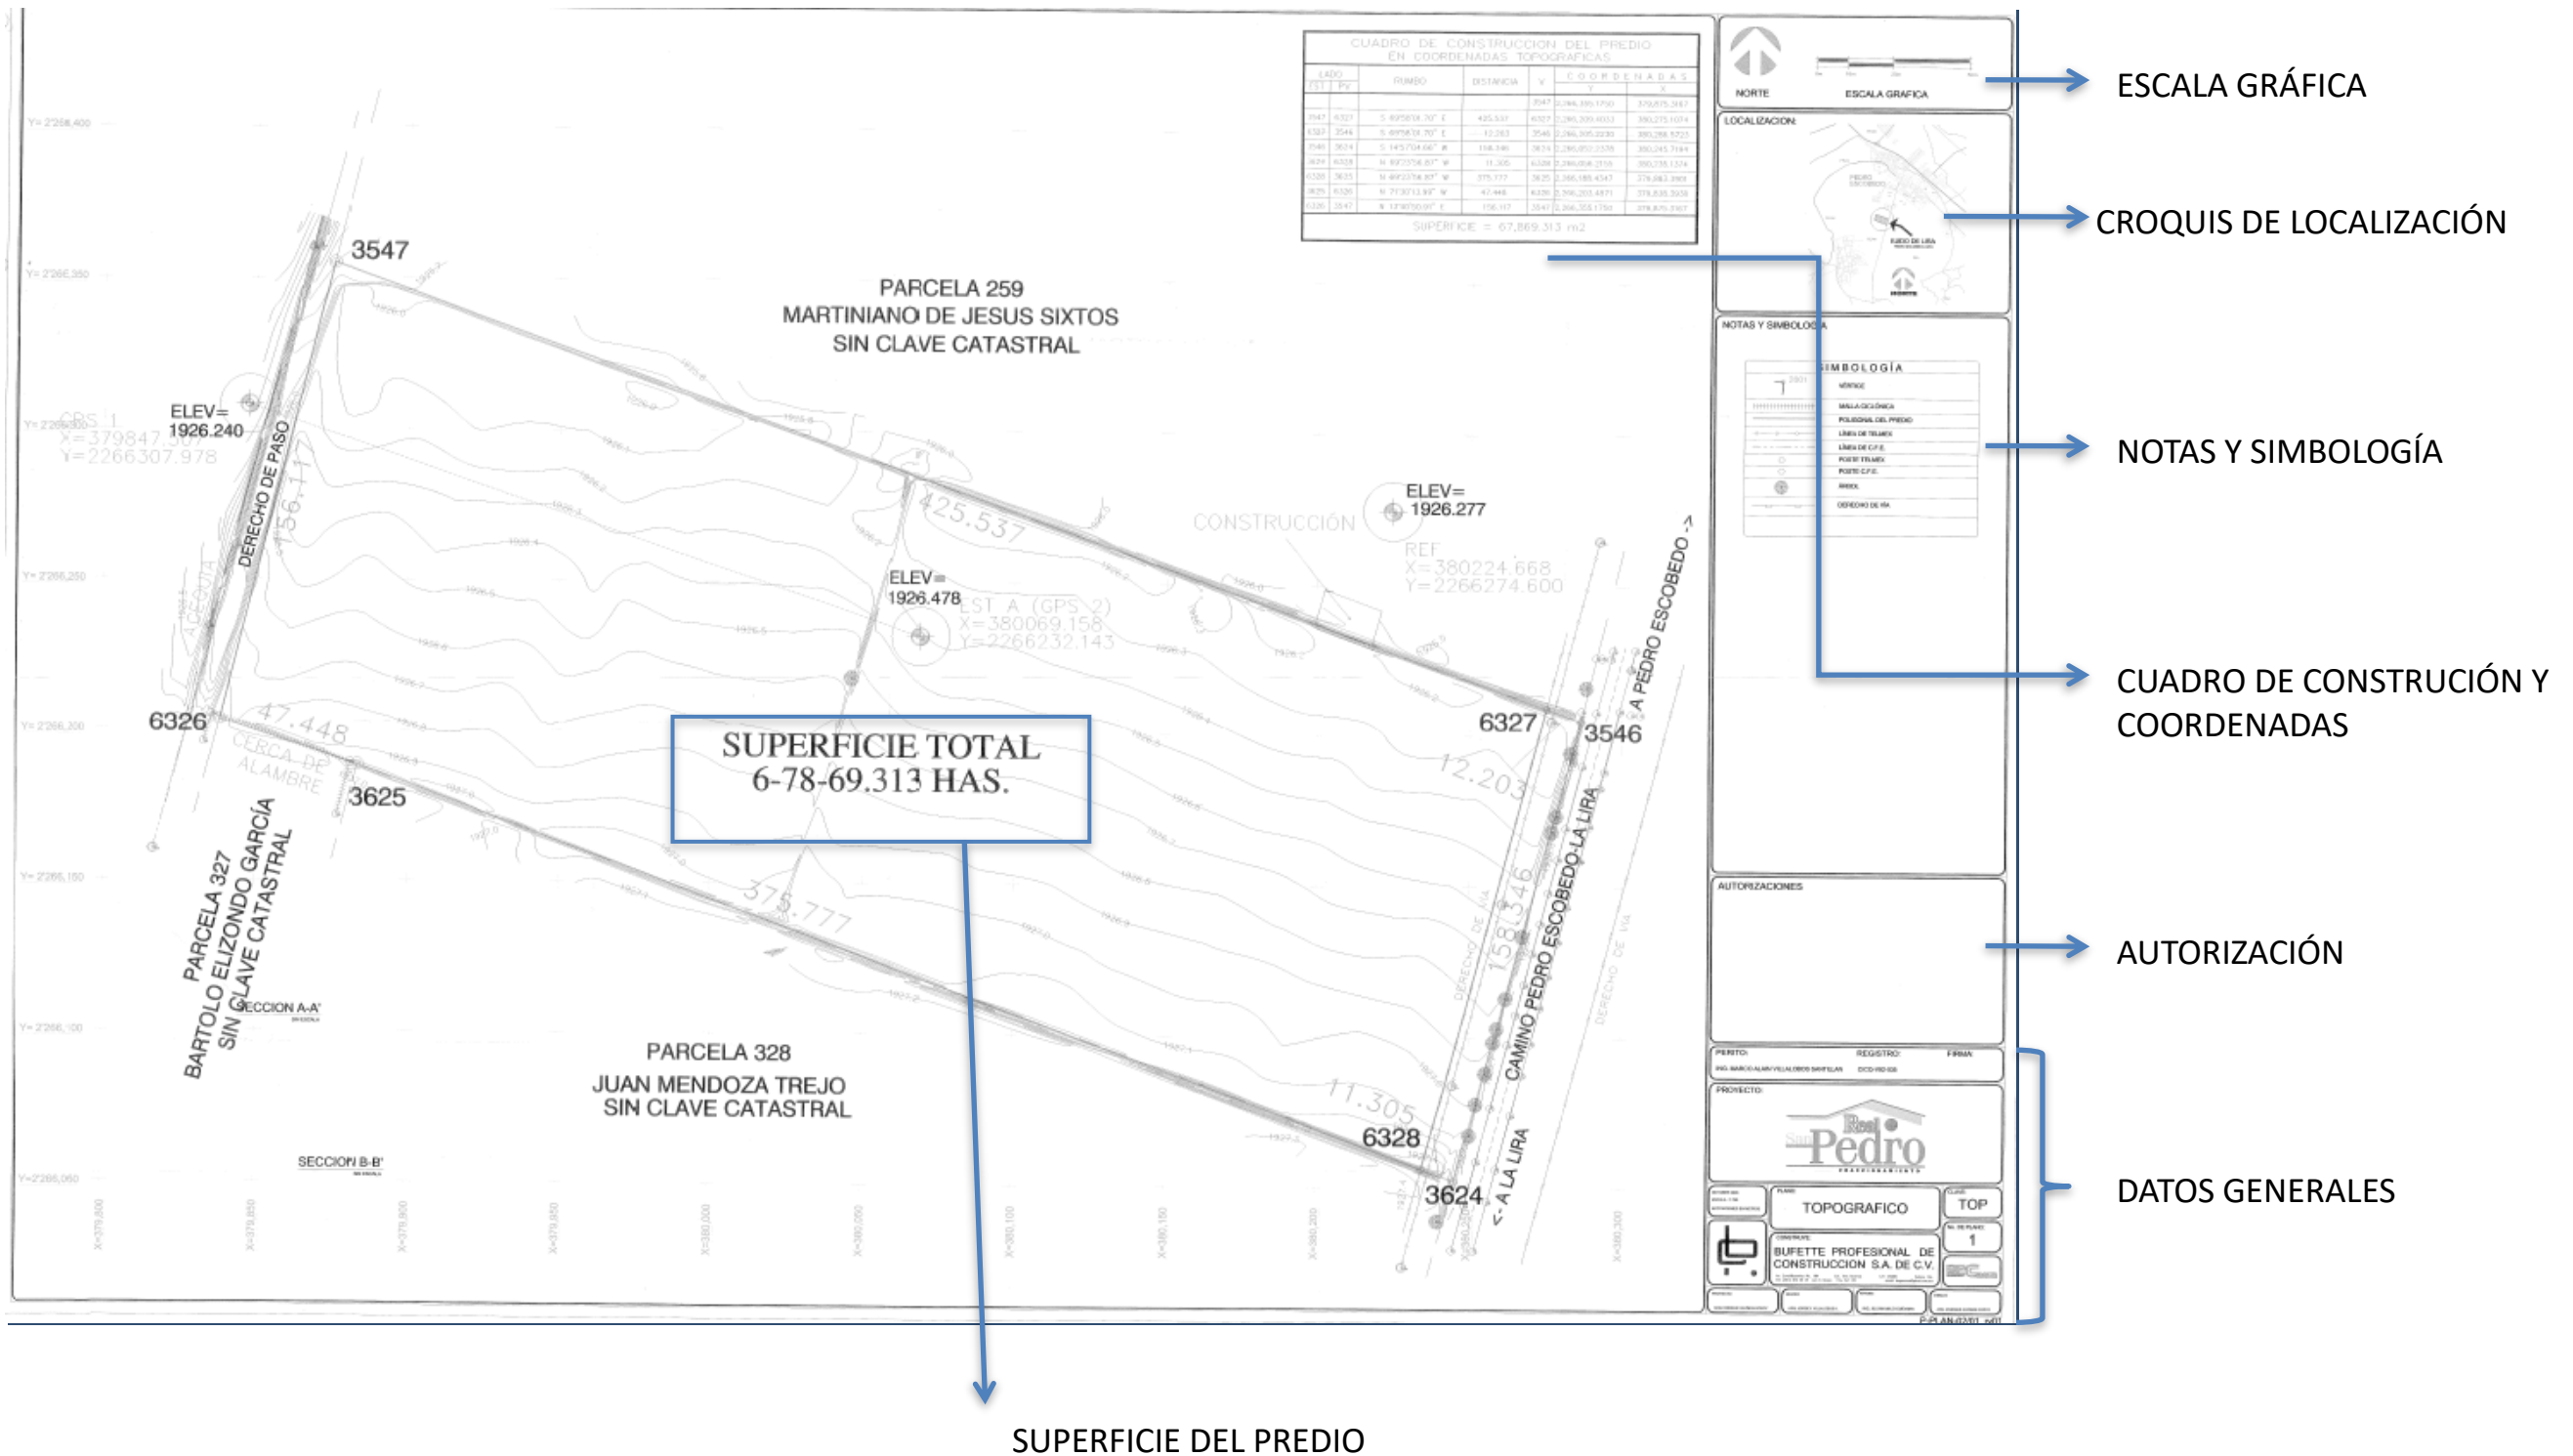


TRAZO DE EJES

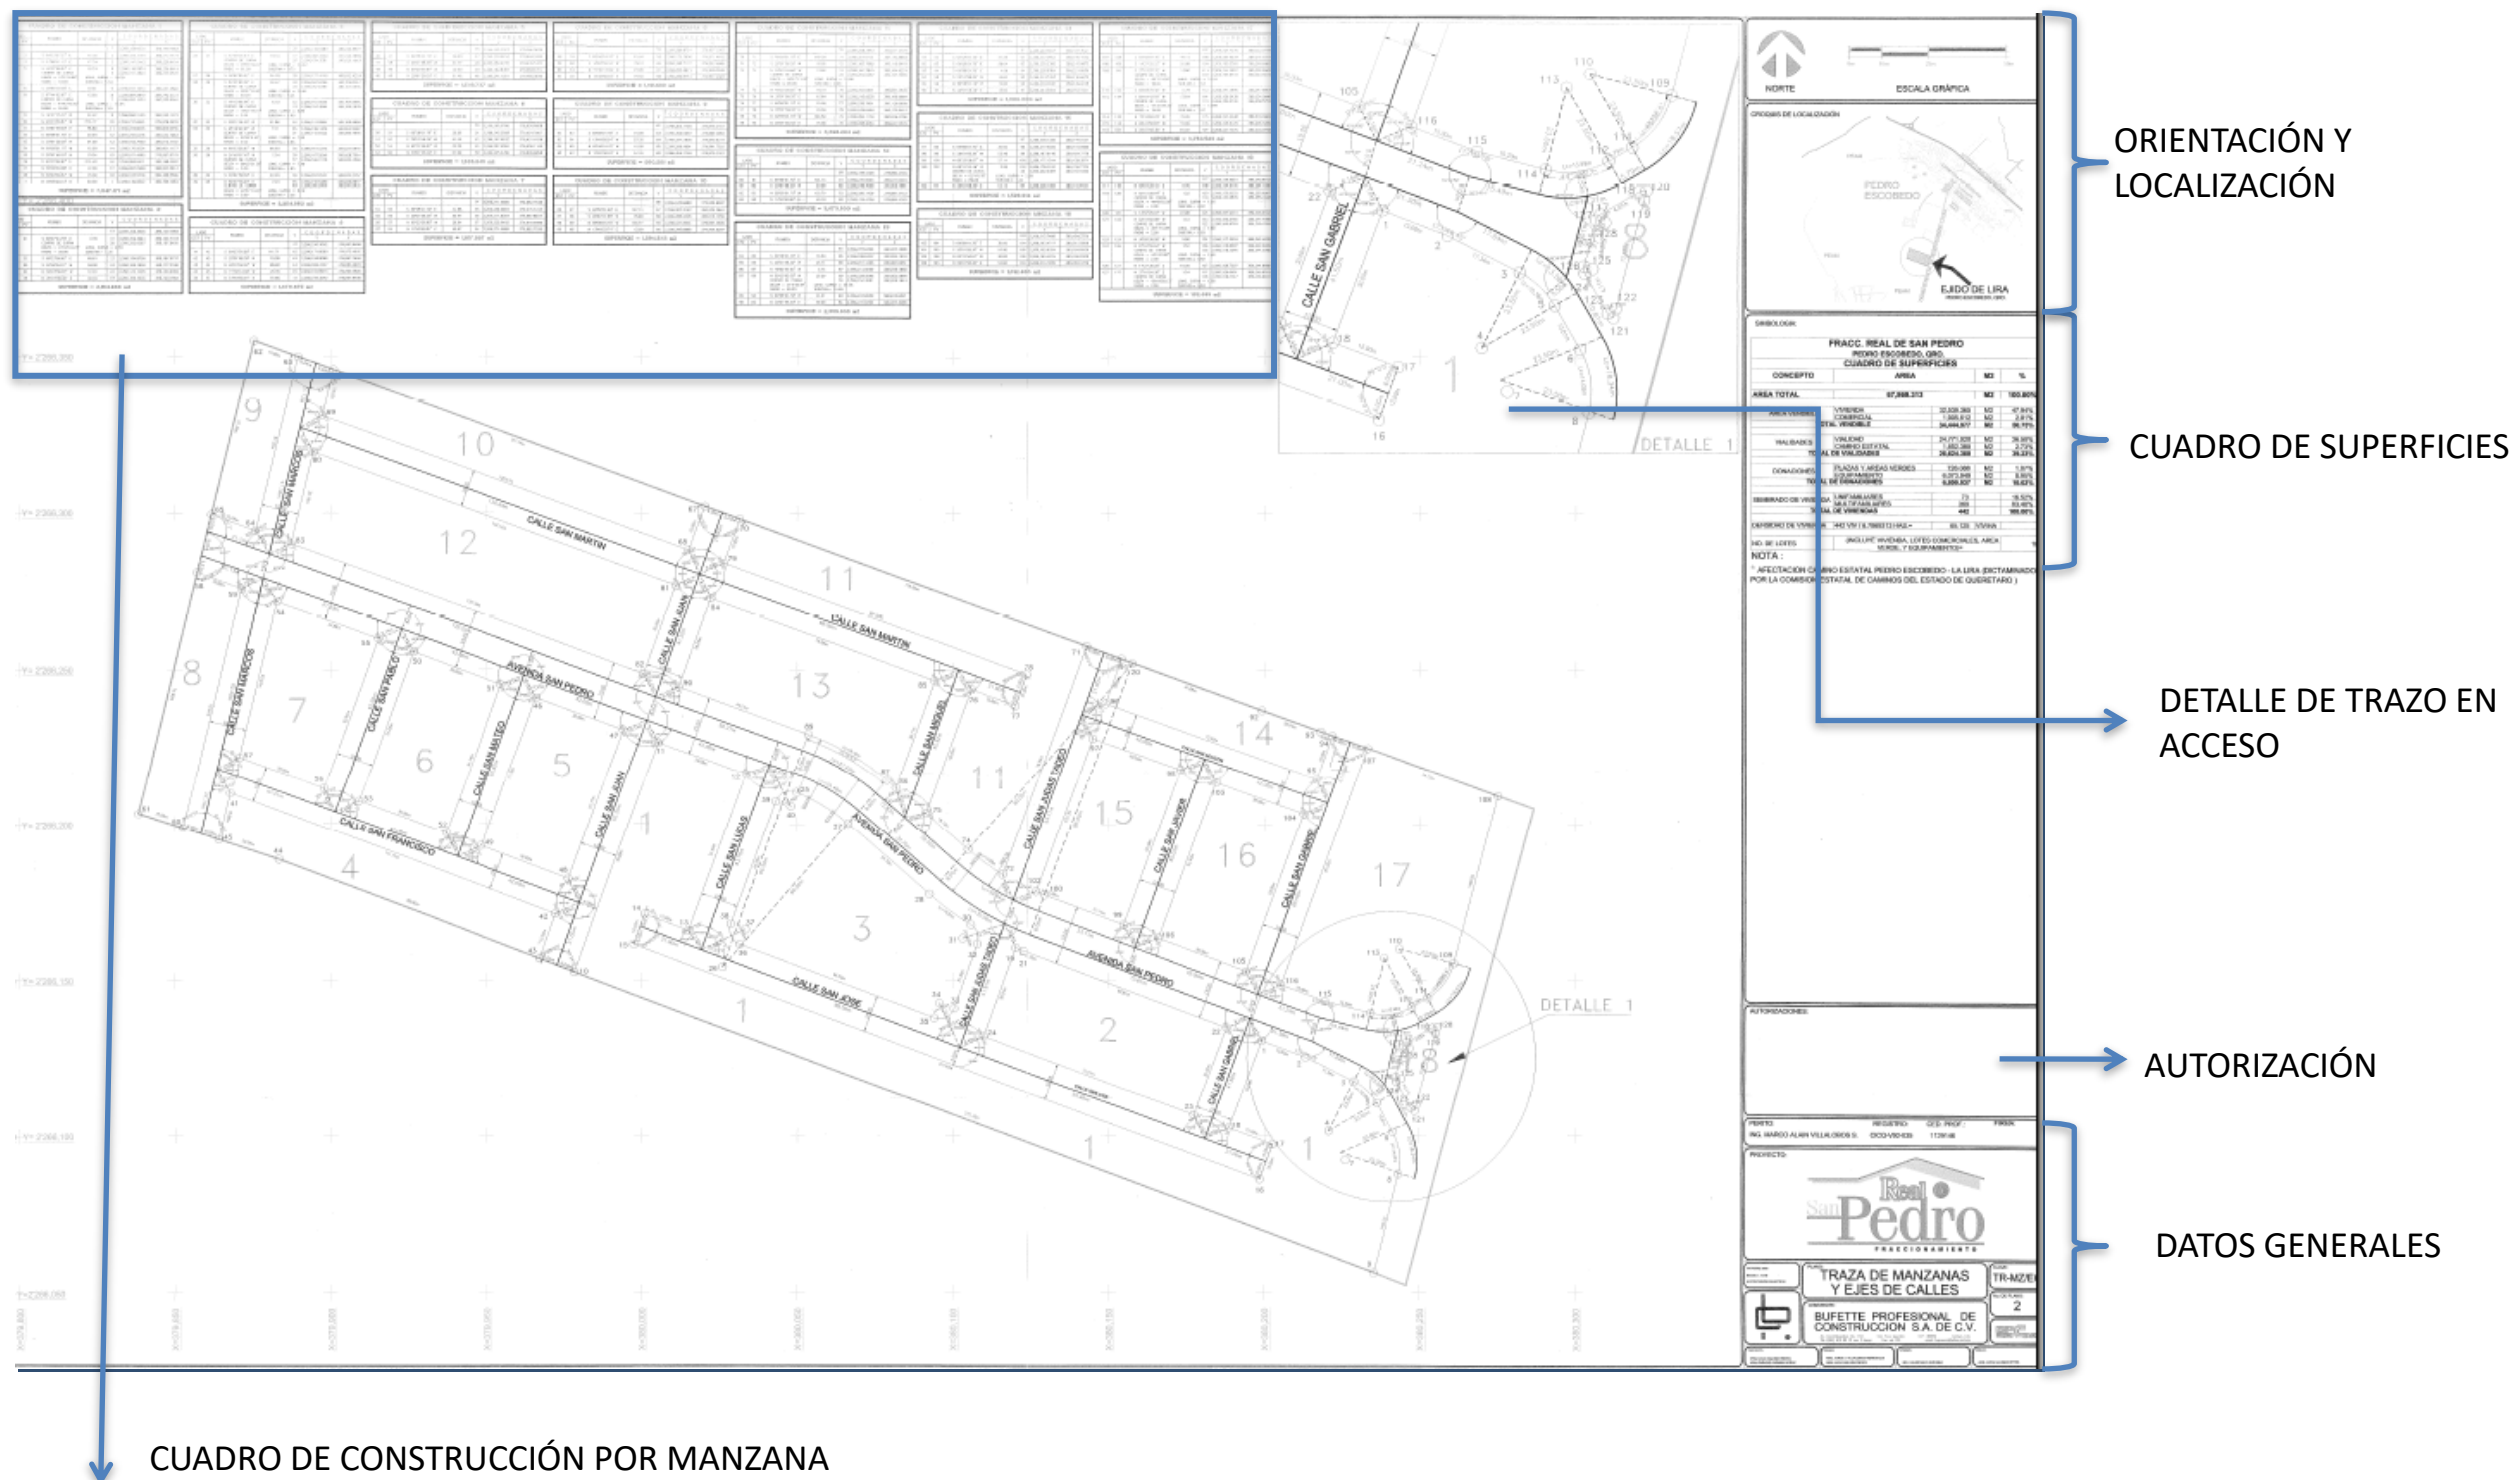

PLANOS DE NOMENCLATURA

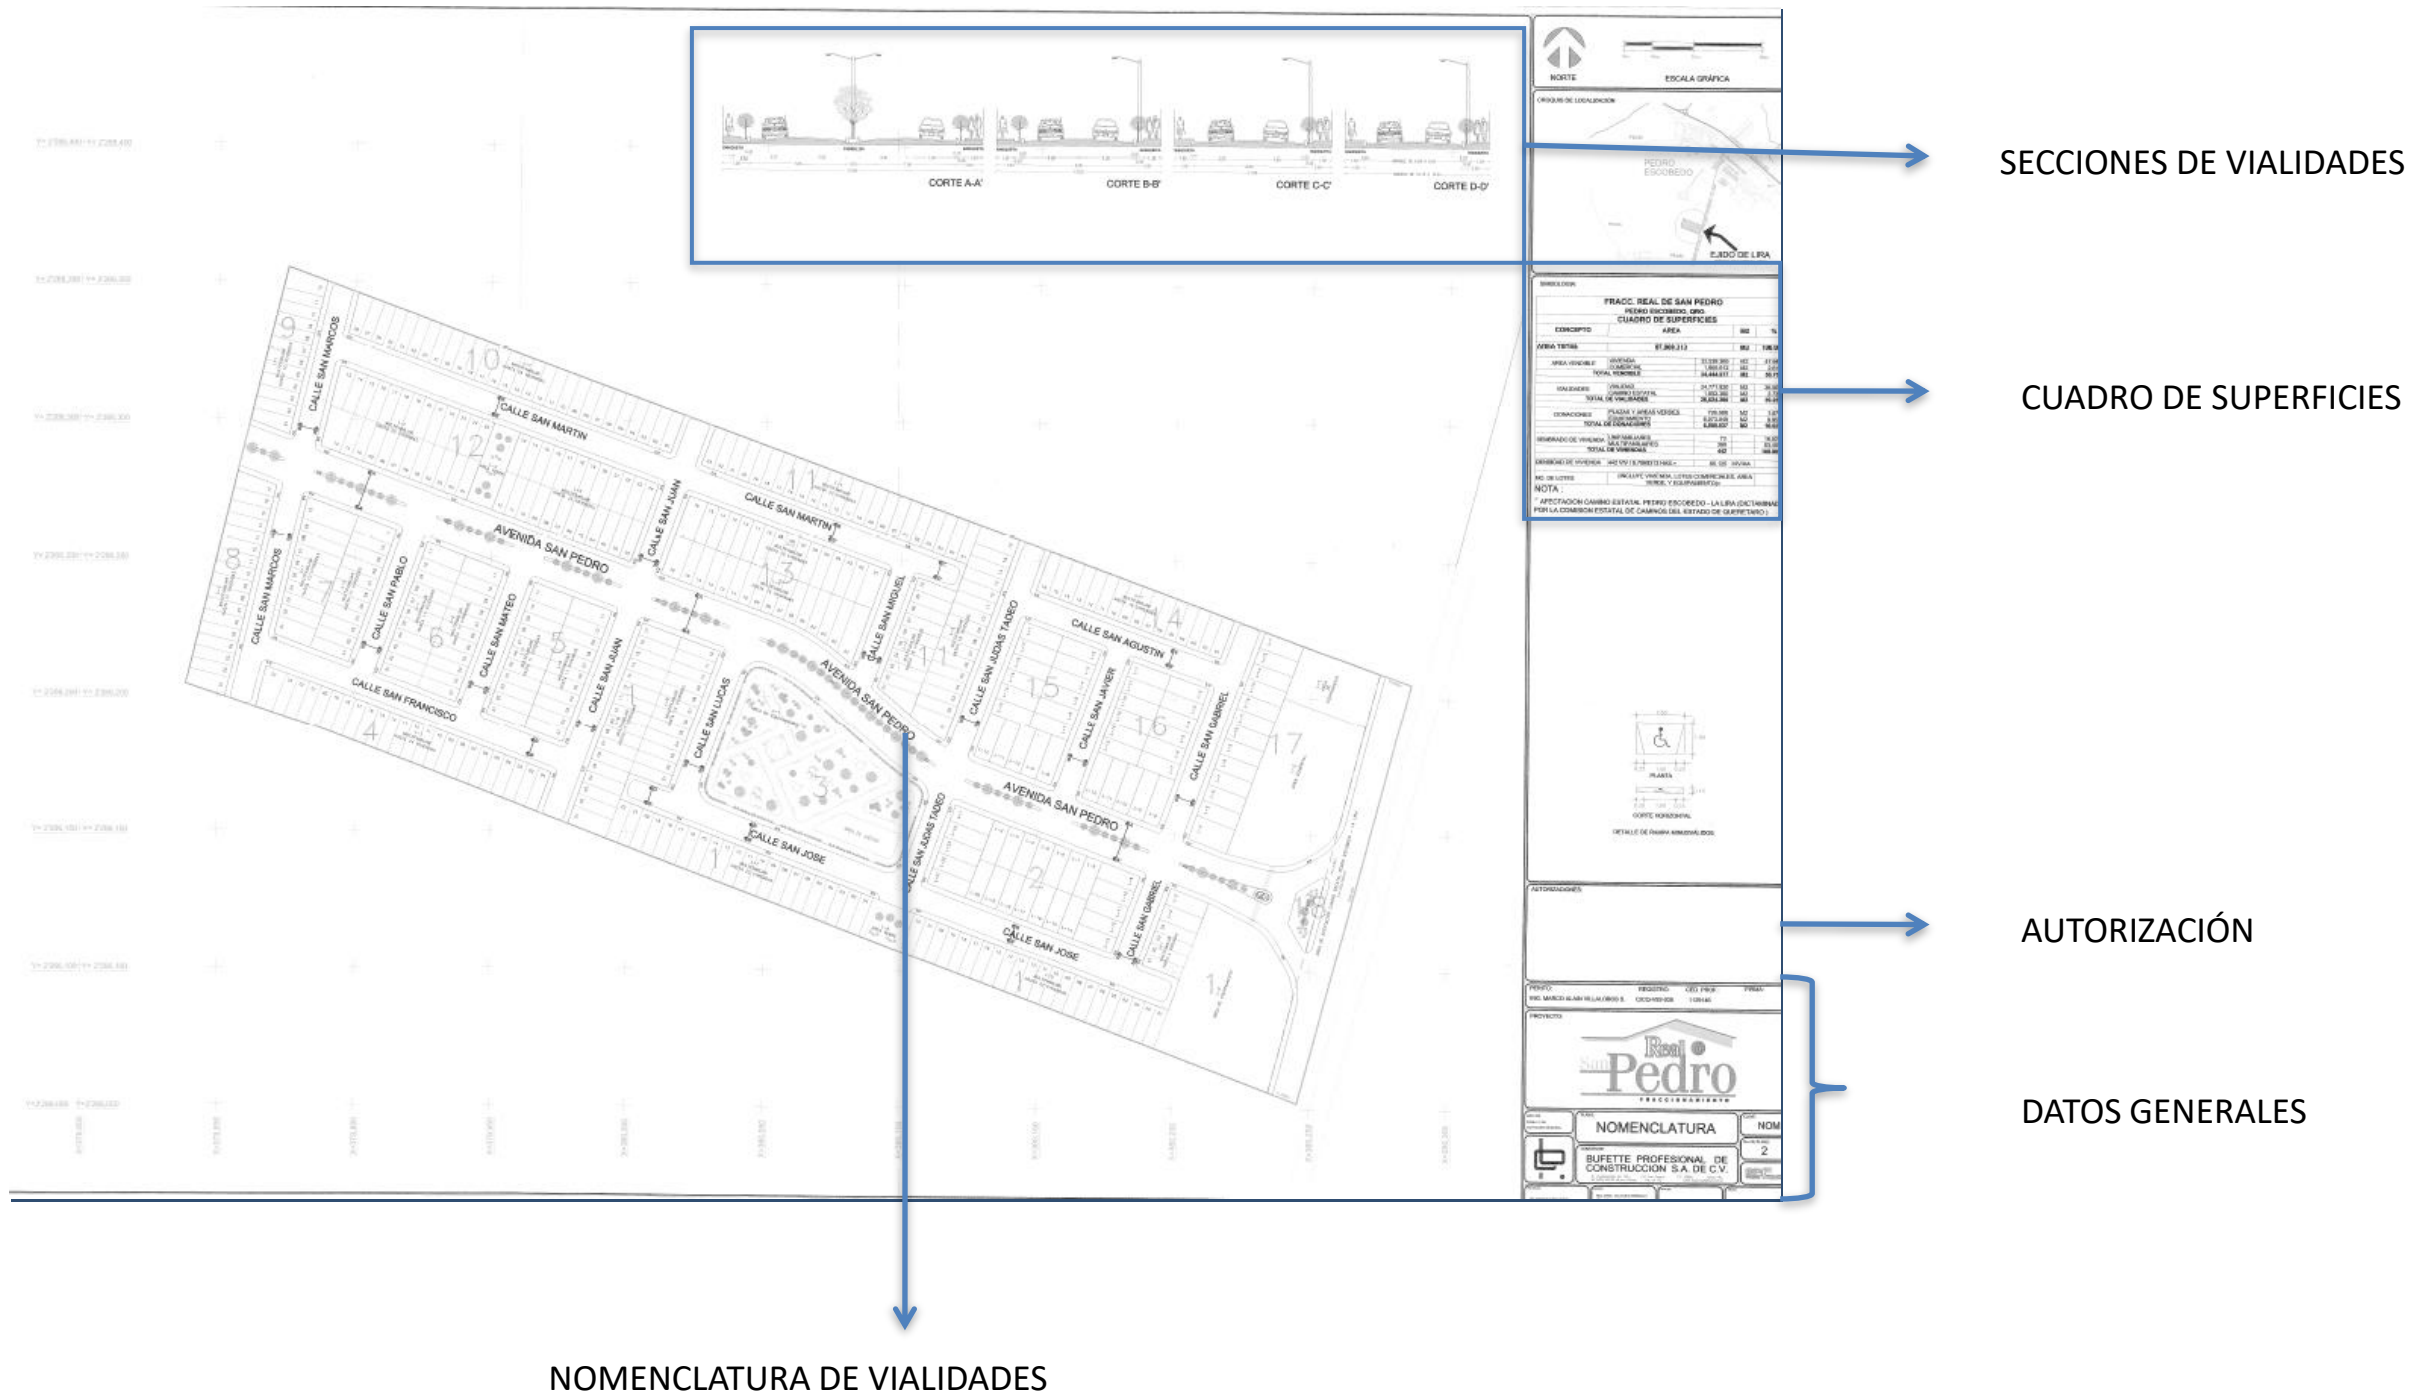

PLANO MANZANERO

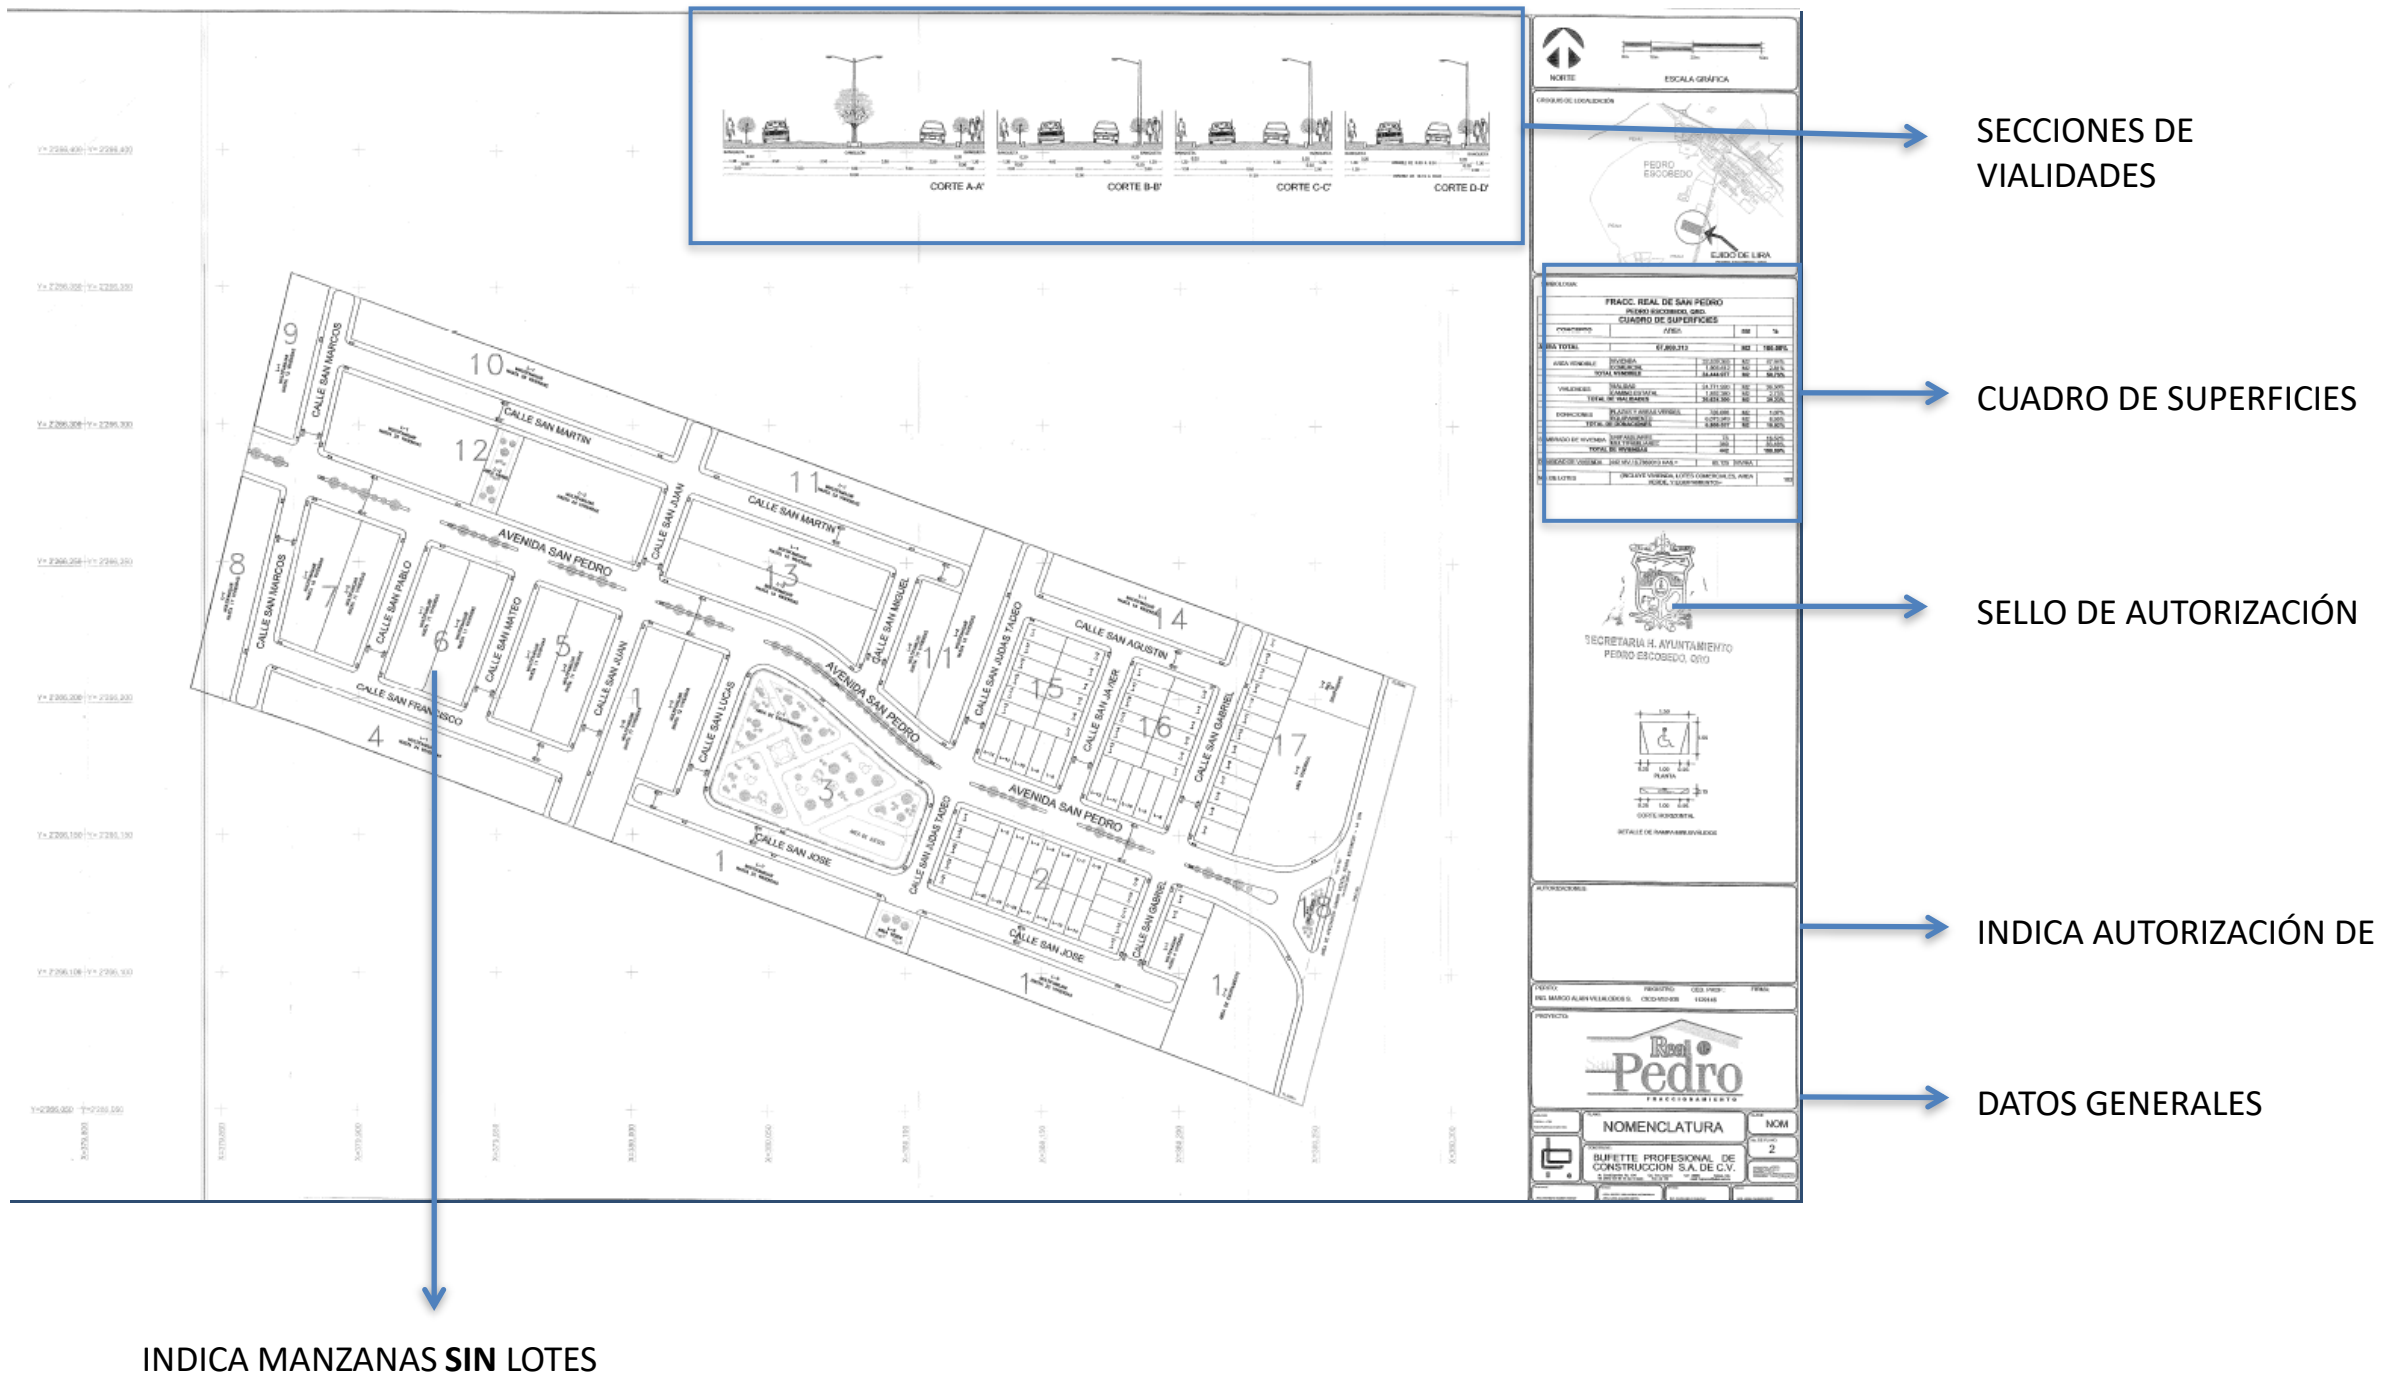

PLANO SE INSTALACIÓN HIDRÁULICA

ORIENTACIÓN Y LOCALIZACIÓN

CUADRO DE SIMBOLOGÍA



NOTAS

SELLO Y FIRMA DE AUTORIZACIÓN
EMITIDO POR EL ENTE PÚBLICO
COMPETENTE

DATOS GENERALES DE LA
EMPRESA

ESPECIFICACIONES TÉCNICAS Y CONSTRUCTIVAS

CORTES AGUA POTABLE Y SANITARIOS

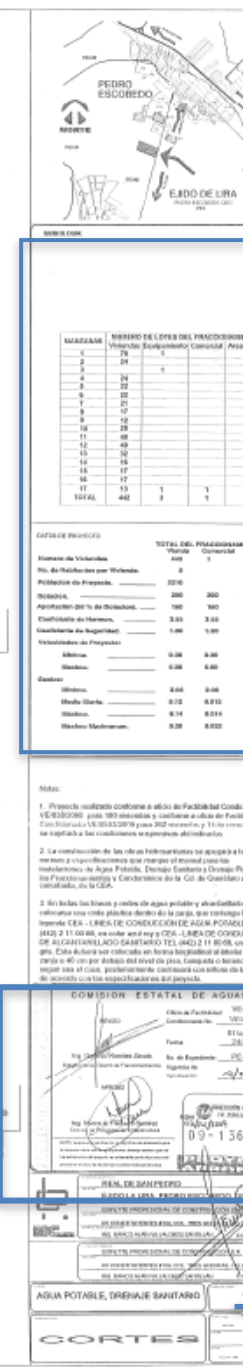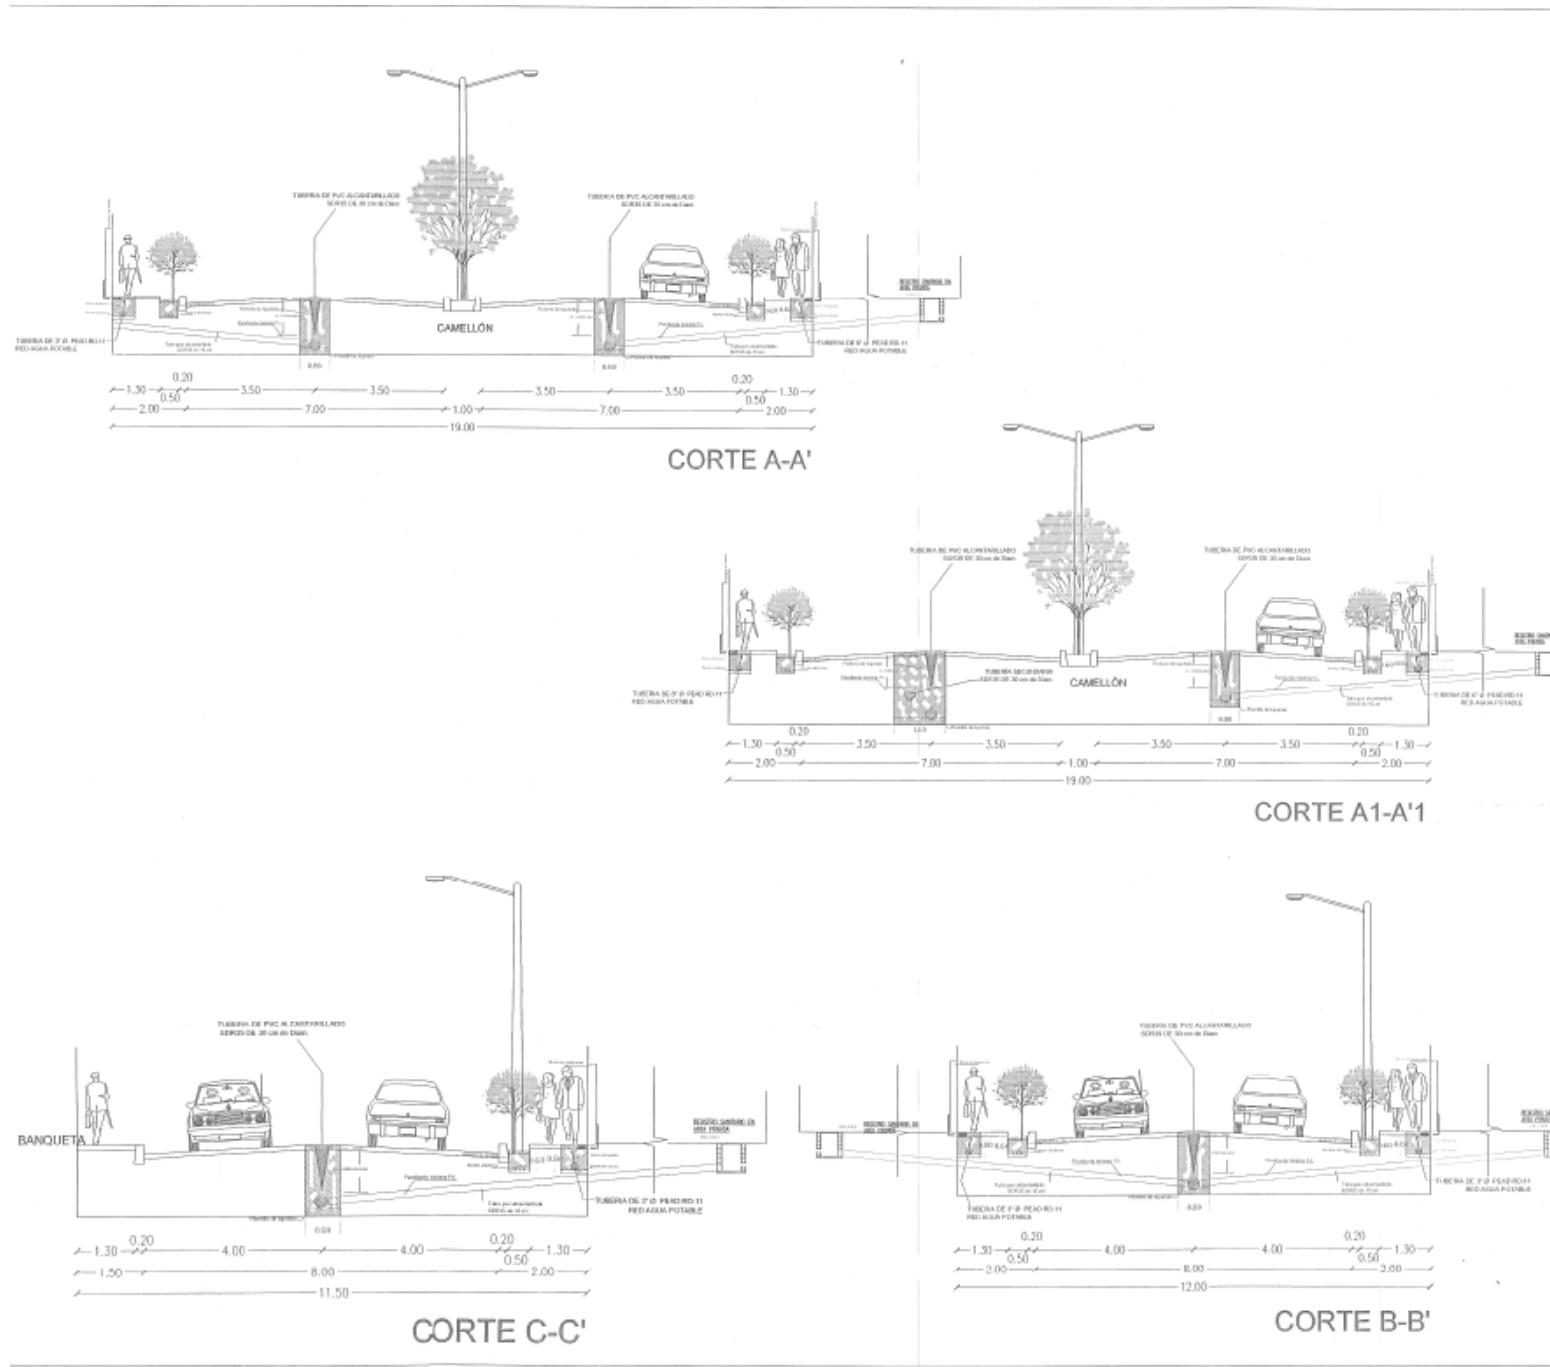

ORIENTACIÓN Y LOCALIZACIÓN

CUADRO DE SIMBOLOGÍA

NOTAS

SELLO Y FIRMA DE AUTORIZACIÓN
EMITIDO POR EL ENTE PÚBLICO
COMPETENTE


➤ DATOS GENERALES DE LA EMPRESA

DRENAJE SANITARIO

CROQUIS DE LOCALIZACIÓN Y ORIENTACIÓN.

CORTES Y DETALLES CONSTRUCTIVOS

SELLO Y FIRMA DE AUTORIZACIÓN EMITIDO POR EL ENTE PÚBLICO COMPETENTE

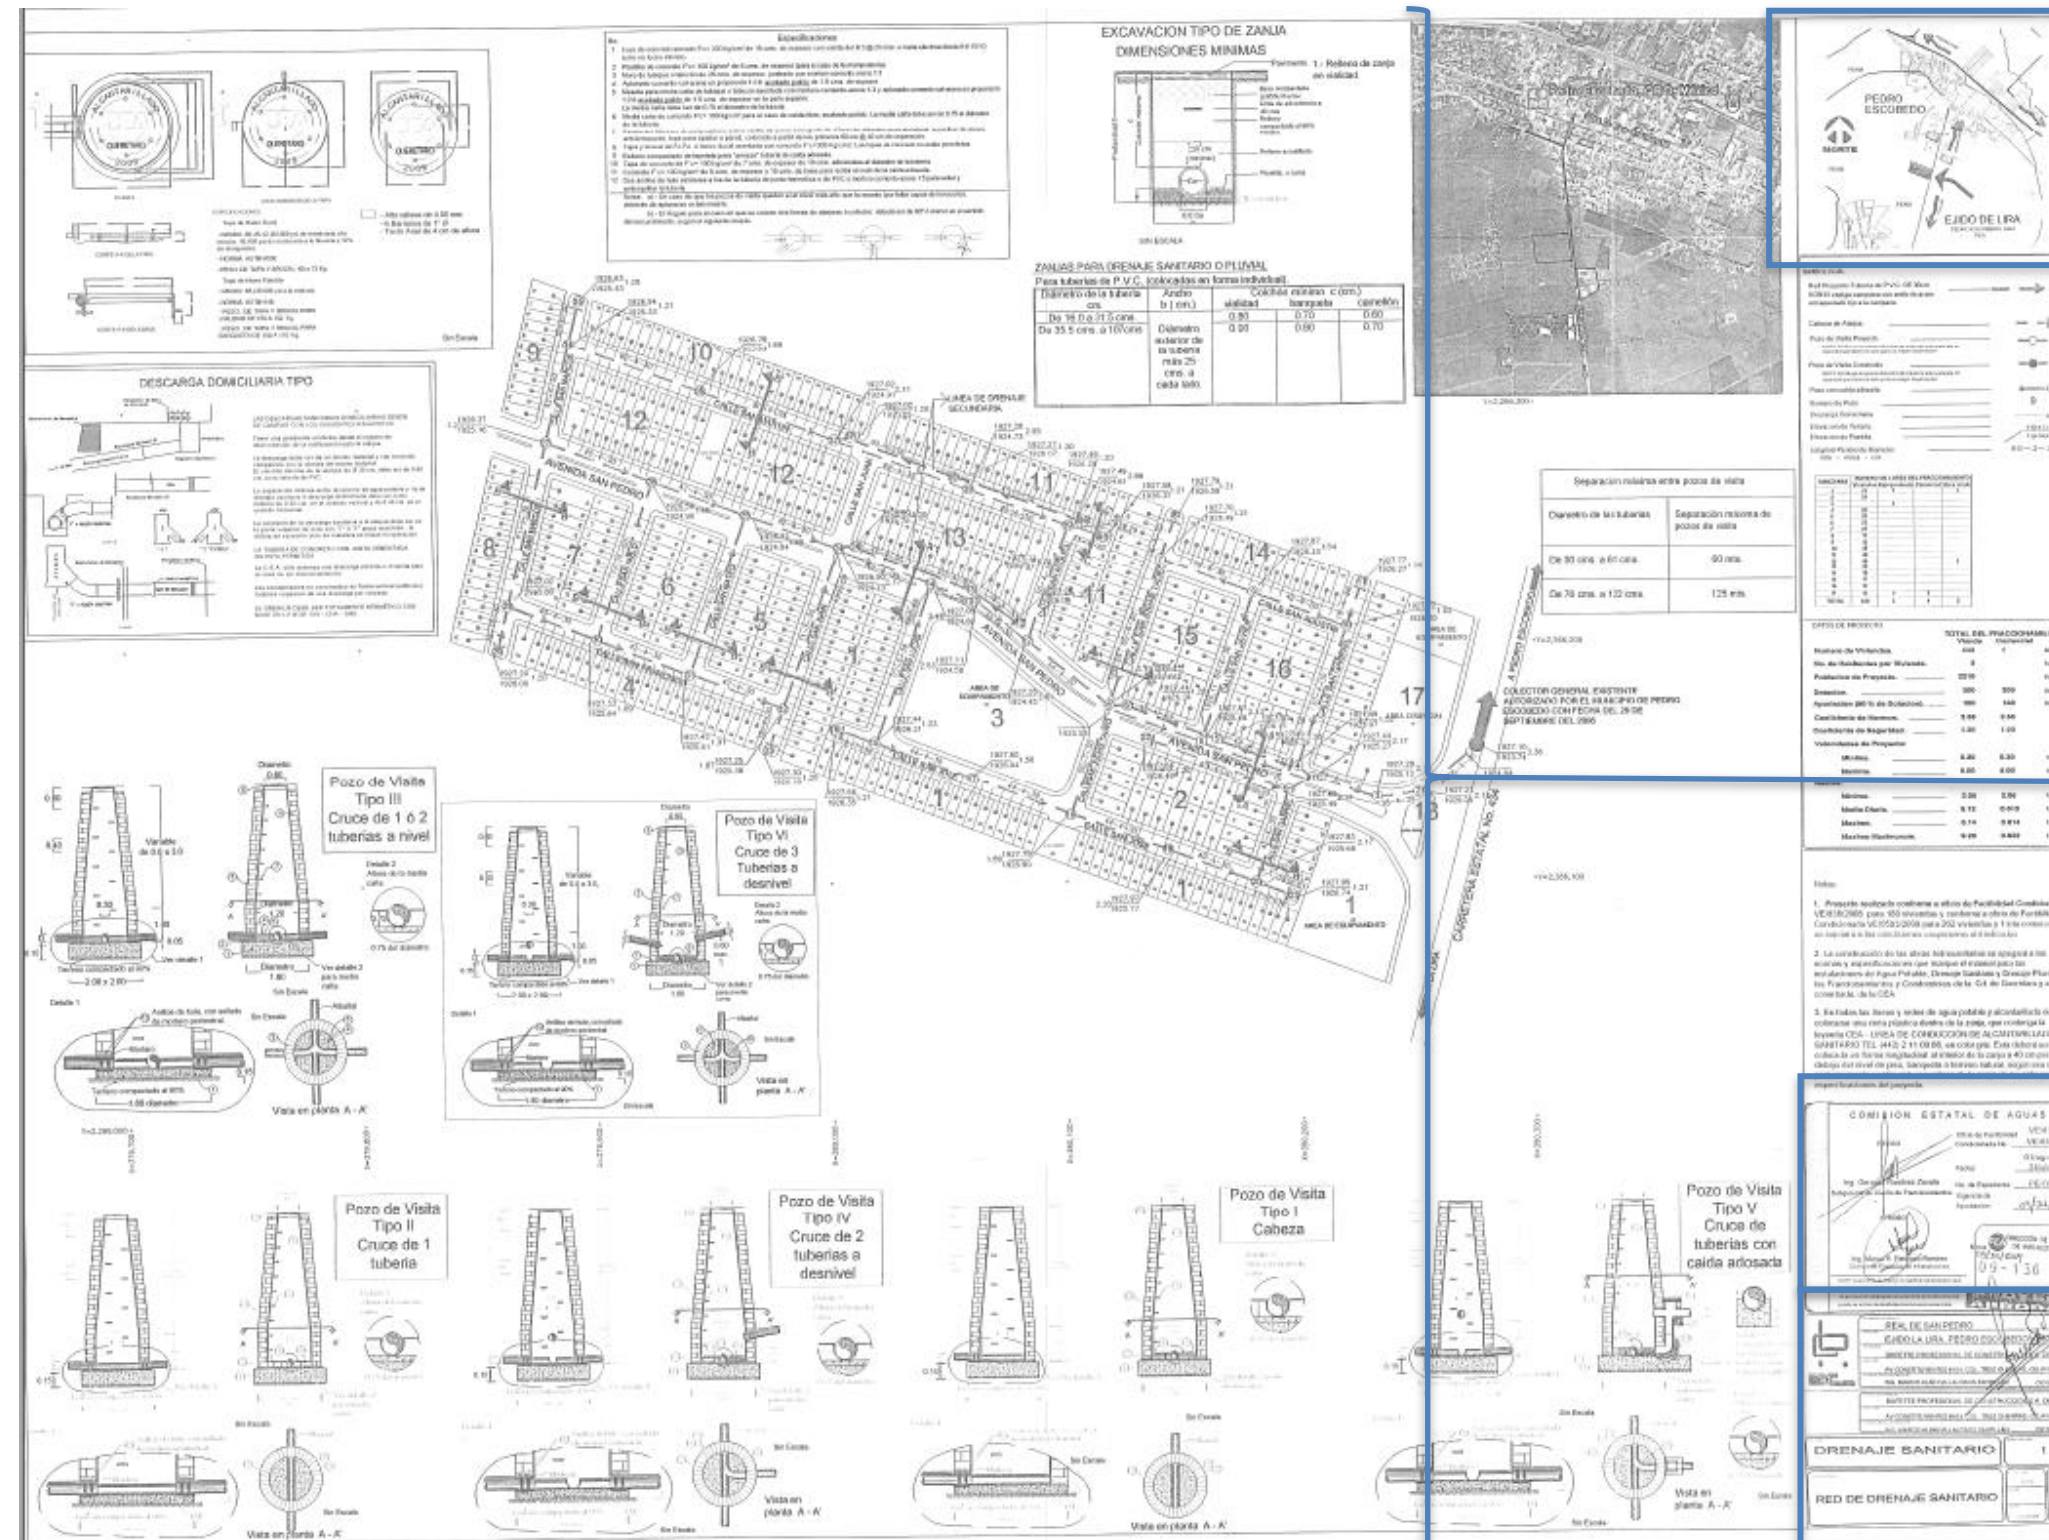


ALUMBRADO PÚBLICO

ORIENTACIÓN
Y LOCALIZACIÓN



PRAC. REAL DE SAN PEDRO CUADRO DE CARGAS ALUMBRADO PÚBLICO									
No. DE MANCO	No. DE SERVIDORES	QU-15	QU-15	QU-15	QU-15	QU-15	QU-15	QU-15	QU-15
T-A	C-1	C-2	C-3	C-4	C-5	C-6	C-7	C-8	C-9
TOTALES	62	18	92	17.33	17.33	25	89.33		

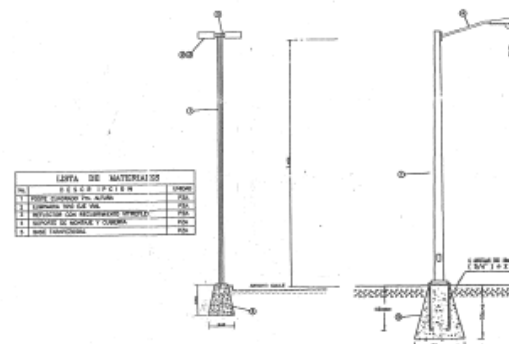

LISTA DE MATERIALES	
1. BASE DE CONCRETO	1.000
1. POSTE DE ALUMINIO	1.000
1. LUMINARIO	1.000
1. CABLE DE ALUMINIO	1.000
1. CABLE DE CABLEADO	1.000



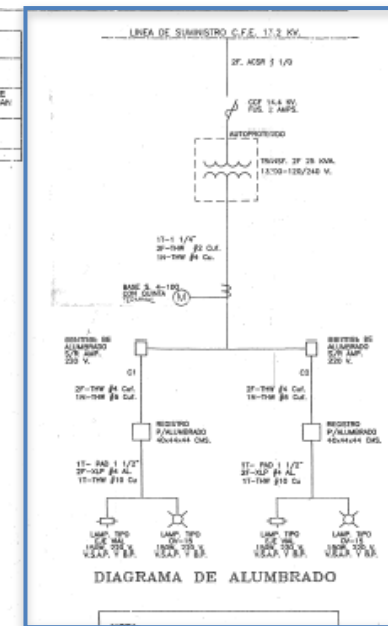


DIAGRAMA UNIFILAR

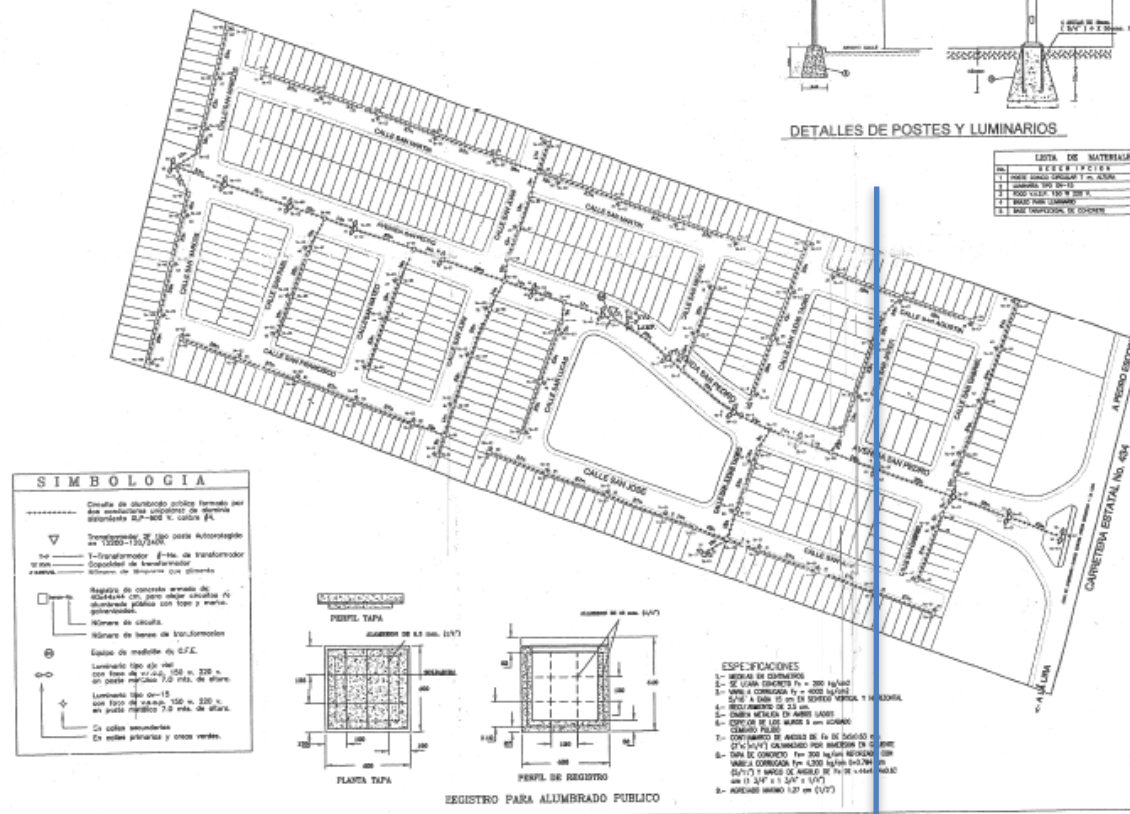

SIMBOLOGIA	
---	Calle de concreto armado
---	Calle de concreto armado
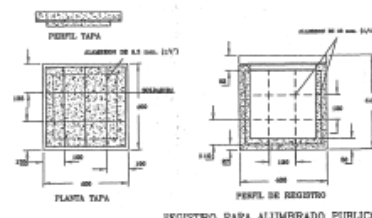

LA COMISION FEDERAL DE ELECTRICIDAD DIVISION RADIO CERTIFICA HABER REVISADO Y AUTORIZA EL PRESENTE PROYECTO DE ELECTRIFICACION CON VIGENCIA DE UN AÑO A PARTIR DEL 1 DE 20...

COMISION FEDERAL DE ELECTRICIDAD CFE

RED ELECTRICA DE DISTRIBUCION SISTEMA HIBRIDO
FRACCIONAMIENTO "REAL DE SAN PEDRO"

PROYECTO: BUENETE PROFESIONAL DE CONSTRUCCION, S.A. DE C.V.

UBICACION: EJIDO DE LIRA, PEDRO ESCOBEDO, QRO.


PLANO DE ALUMBRADO PUBLICO

PROYECTO: 1. BUENETE PROFESIONAL DE CONSTRUCCION, S.A. DE C.V.

PROYECTO: 1. BUENETE PROFESIONAL DE CONSTRUCCION, S.A. DE C.V.

SELLOS Y FIRMAS DE
AUTORIZACIÓN POR PARTE DEL
ENTE PÚBLICO COMPETENTE

DETALLES DE INSTALACIÓN ELÉCTRICA

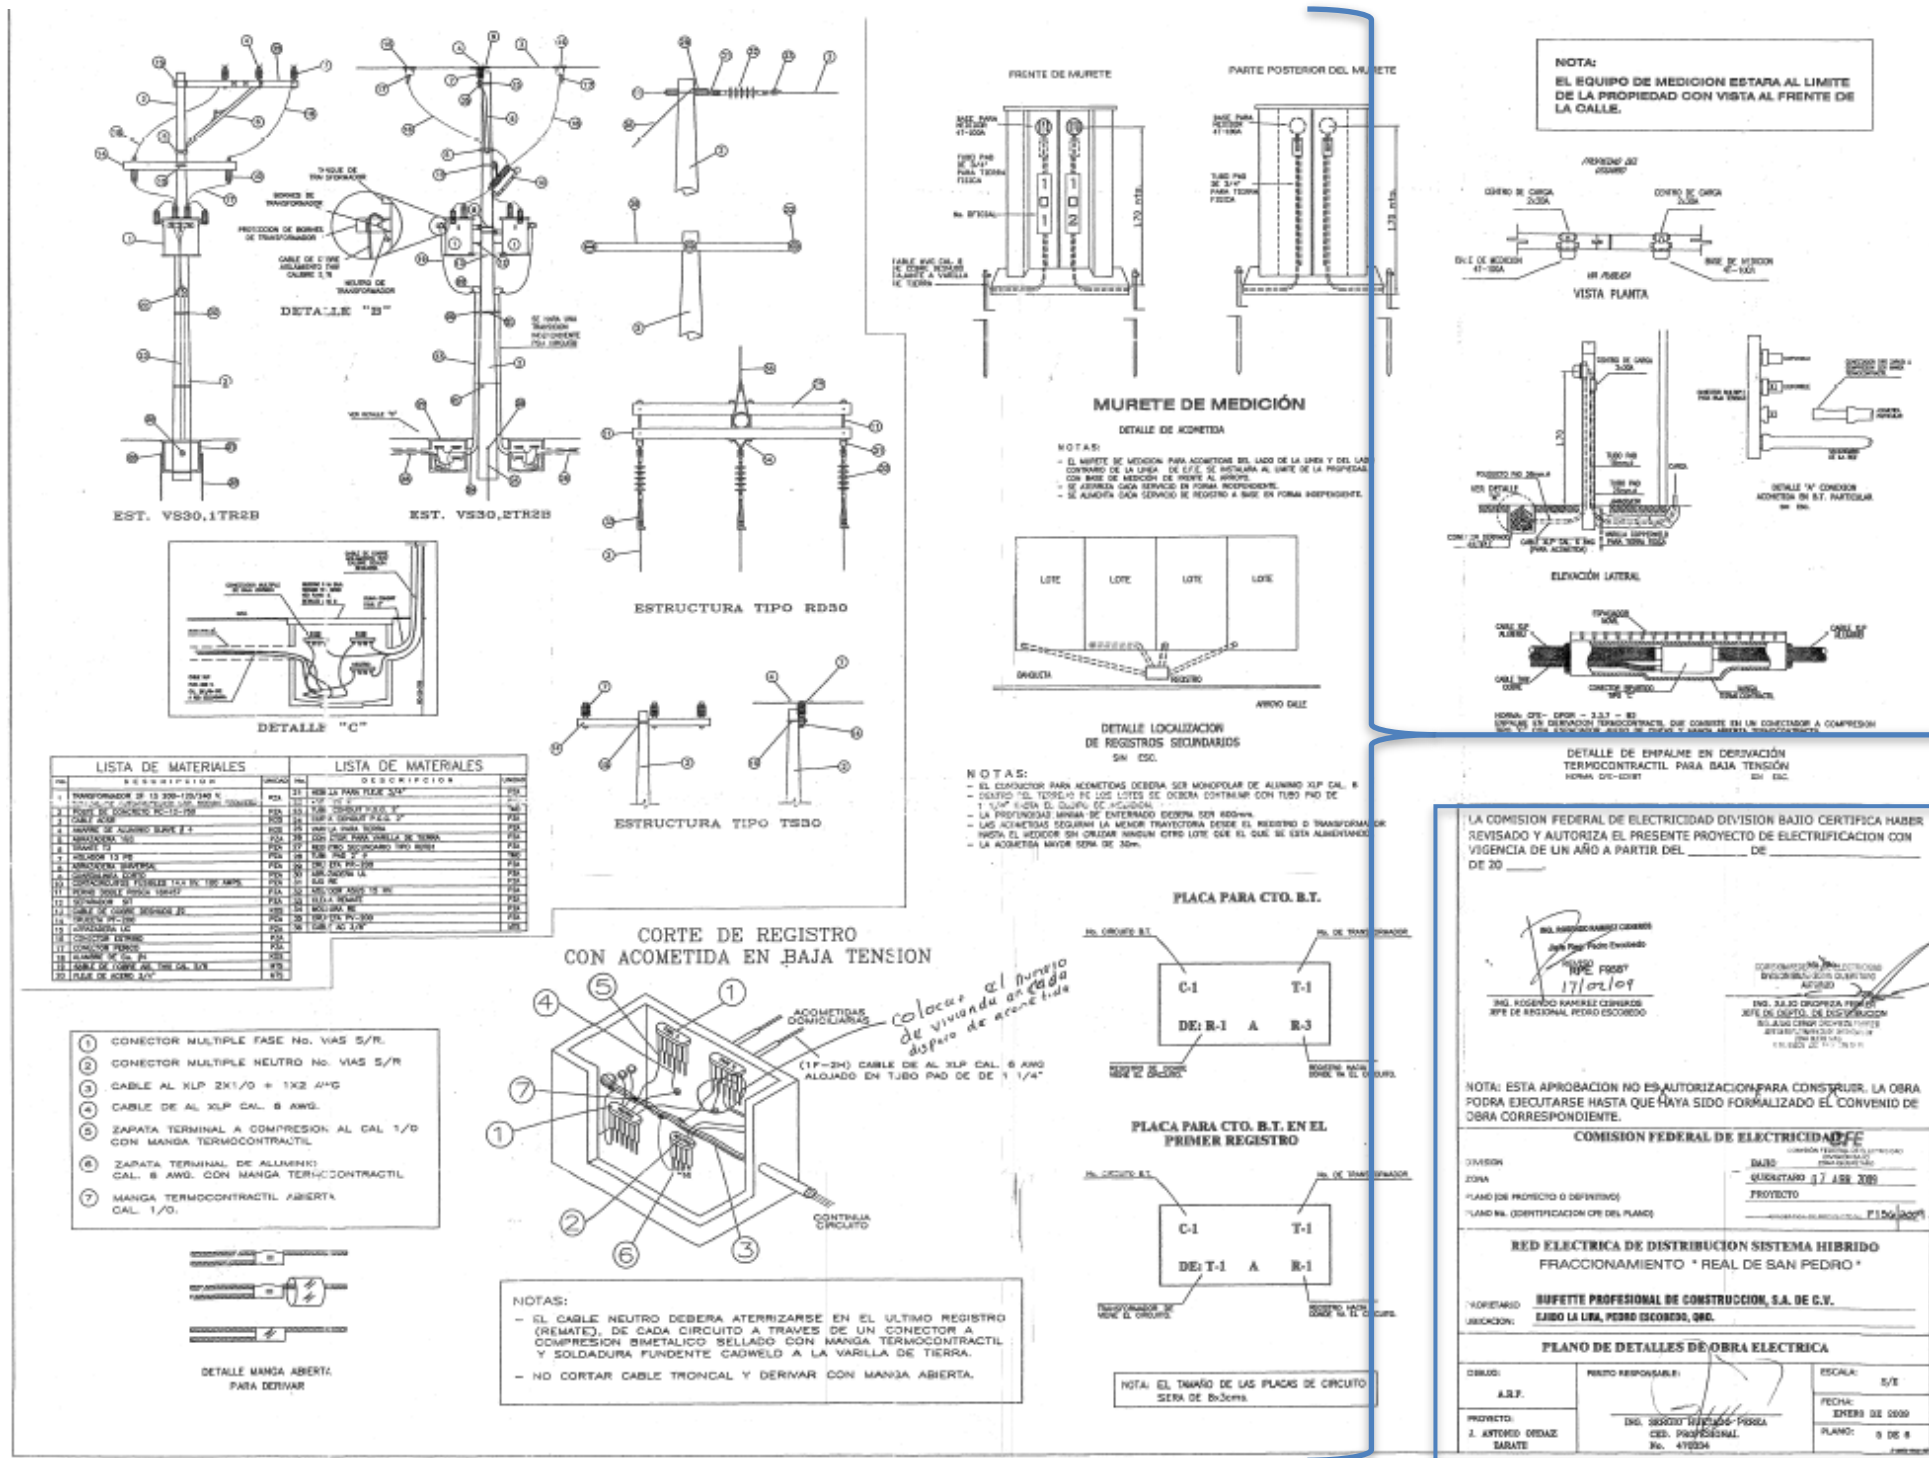

DETALLES CONSTRUCTIVOS Y ESPECIFICACIONES

**SELLOS Y FIRMAS DE
AUTORIZACIÓN POR PARTE DEL
ENTE PÚBLICO COMPETENTE**

